


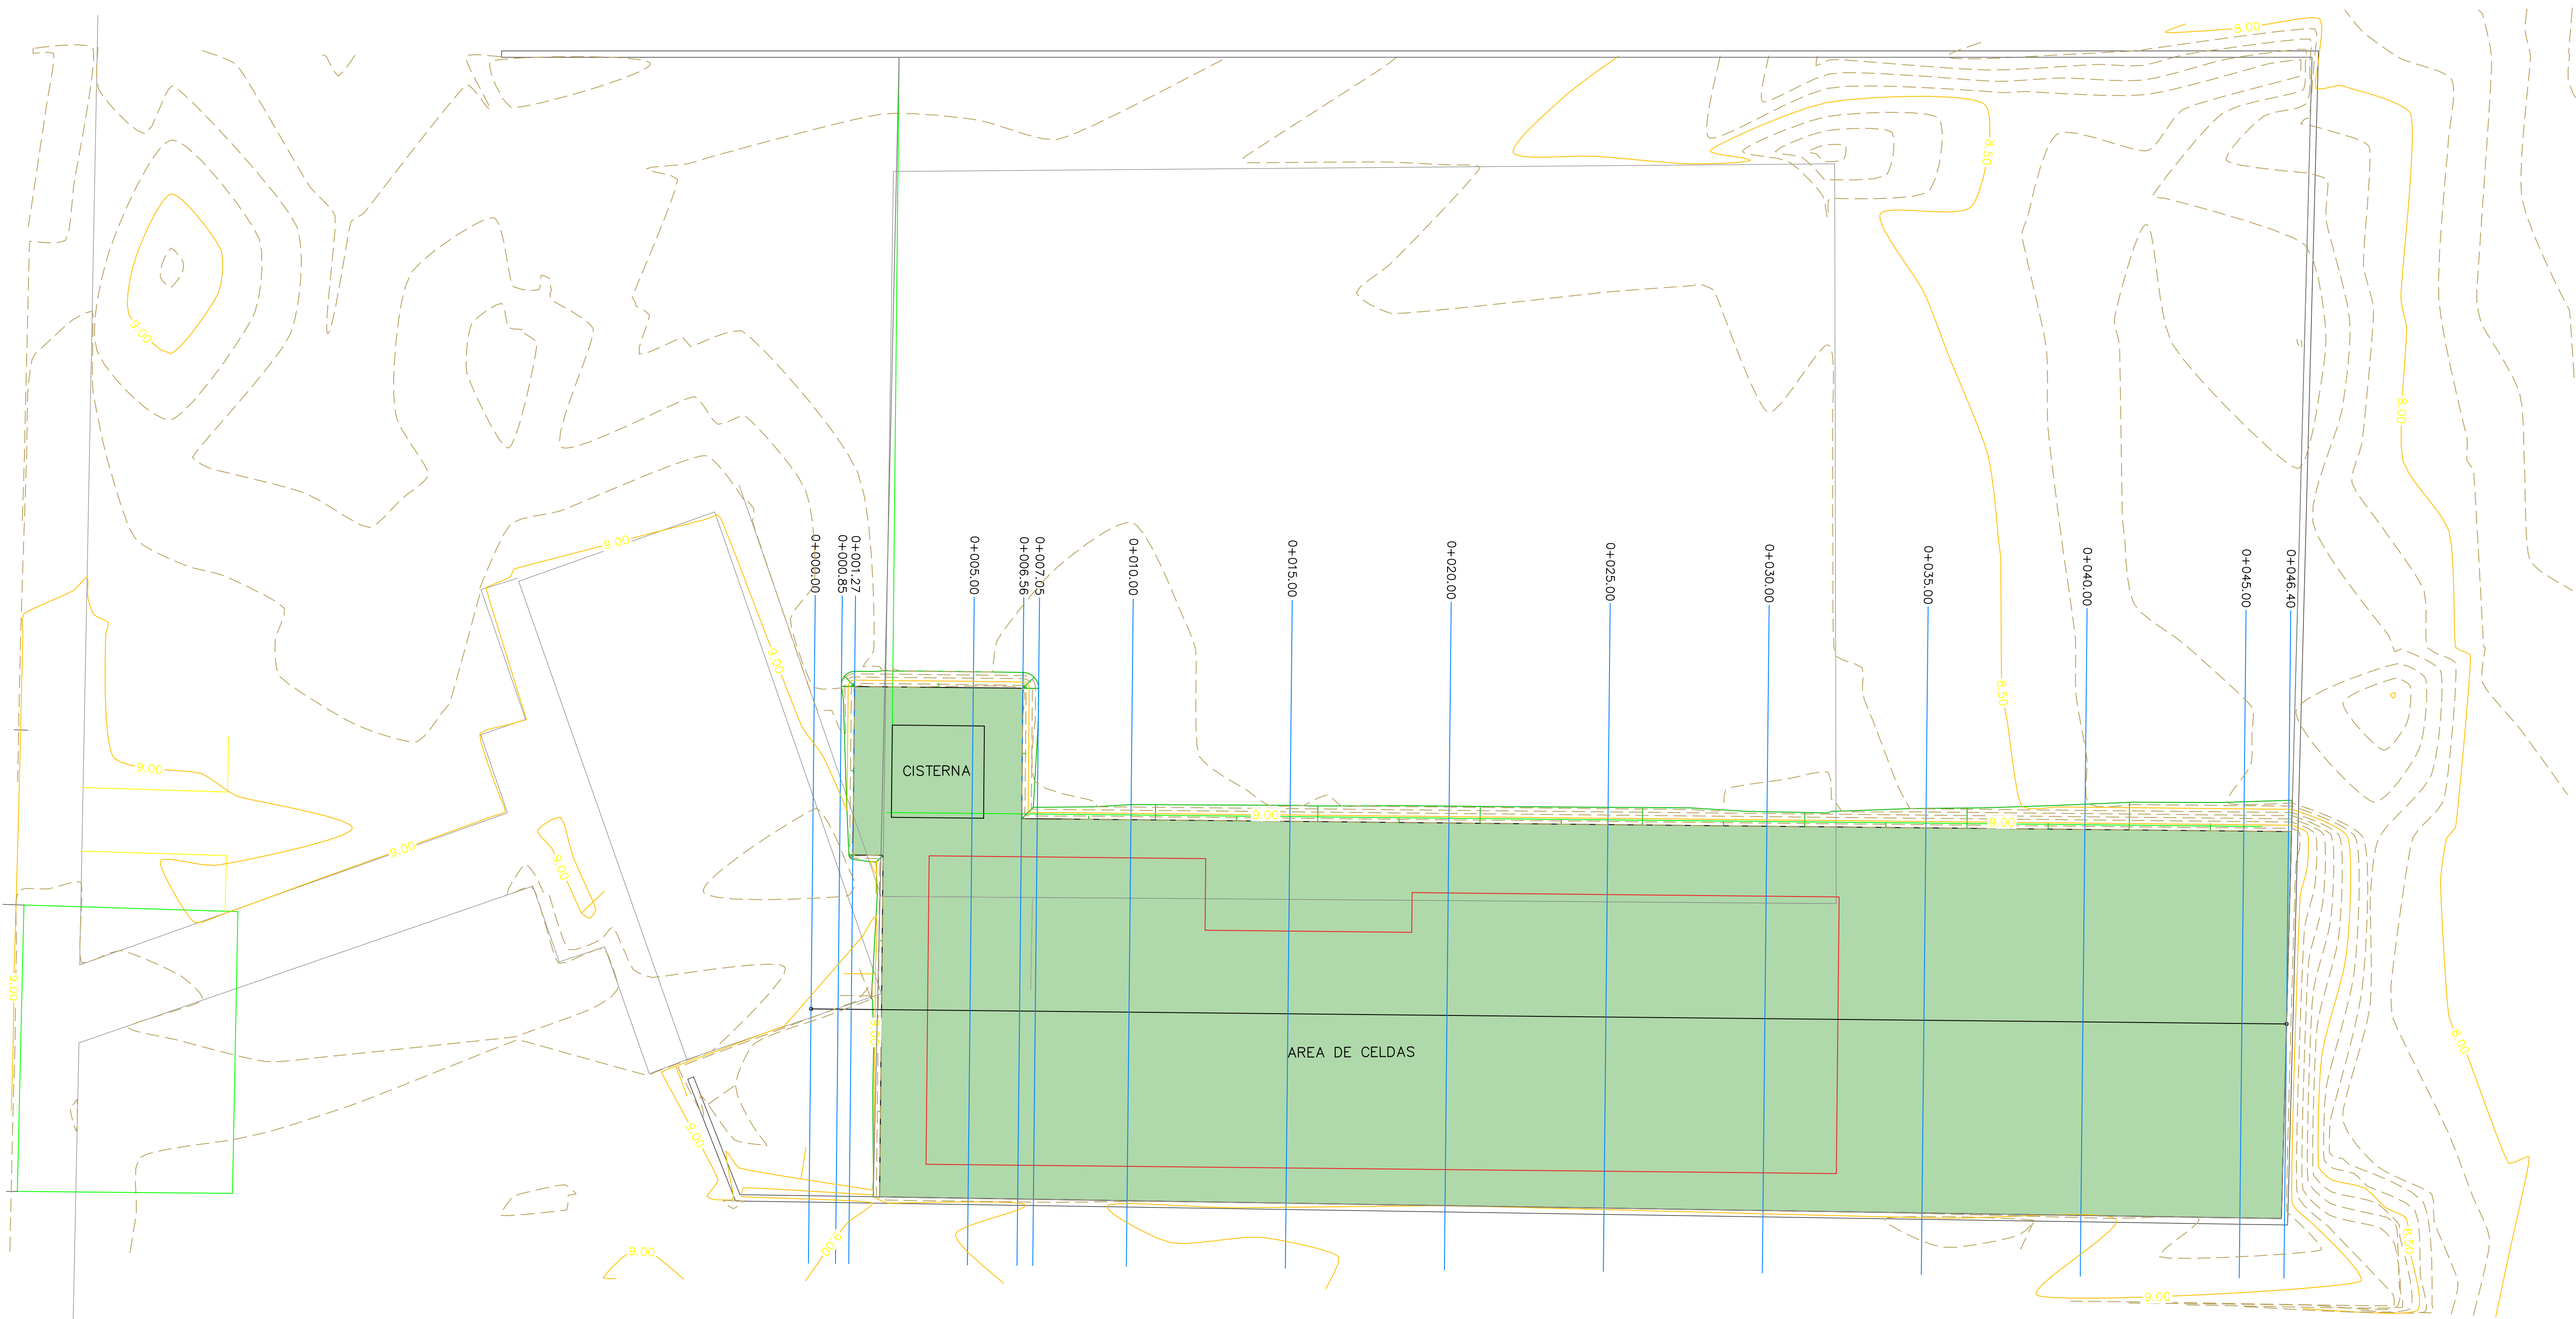



JUAN JOSÉ RÍOS
CON VIOLENCIA Y TRABAJO HACEMOS HISTORIA
AYUNTAMIENTO 2024-2031



**H. AYUNTAMIENTO DE
JUAN JOSÉ RÍOS**

**DIRECCIÓN GENERAL DE
OBRAS Y SERVICIOS
PÚBLICOS**

PRESIDENTE MUNICIPAL:
LIC. EVANGELINA LLANES CARREÓN


DIRECTOR GENERAL DE OBRAS Y SERVICIOS PÚBLICOS:
ARQ. GABRIELA CERVANTES CASTRO

LEVANTÓ:
ING. OMAR EDUARDO ARMENTA IRIGOYEN


DIBUJÓ:
ARQ. ROSA ELENA SALAZAR OSUNA

FECHA:
JUNIO/2025

ESCALA:
1:100

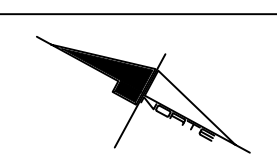ORIENTACION:


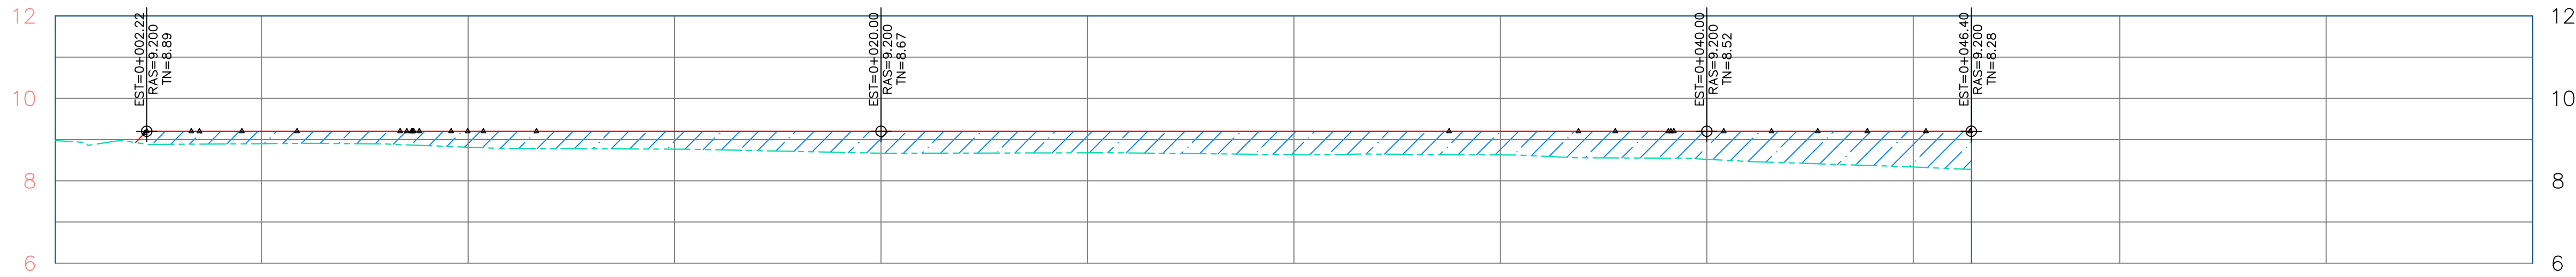
LOCALIZACIÓN:

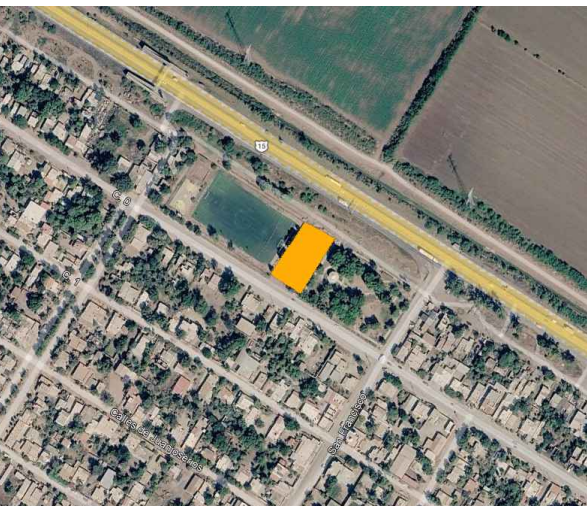


CONTENIDO:
CONSTRUCCION DE CUARTO DE ARMAS Y CELDAS
PARA LA DIRECCION GENERAL DE SEGURIDAD
CIUDADANA Y MOVILIDAD SUSTENTABLE DE JUAN
JOSÉ RÍOS.

LOCALIDAD:
JUAN JOSÉ RÍOS, SINALOA.


PERFIL "EJE DE PLATAFORMA CELDAS Y ARMAS"




ESPESOR TERRAPLEN	
ESPESOR CORTE	
ELEVACION SUBRASANTE	
ELEV.TERRENO NATURAL	
CADENAMIENTO	

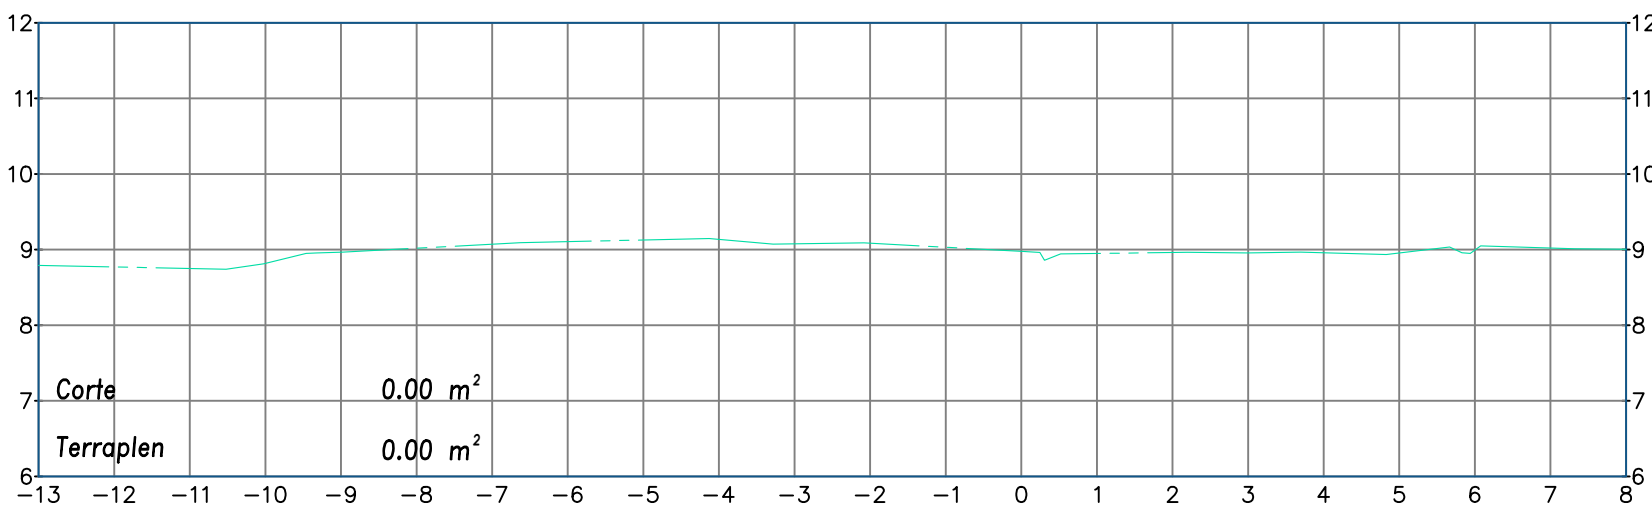


ESTACION 0+000.00
ESCALA: 1:100
EXAGERACIÓN VERTICAL: 1:1

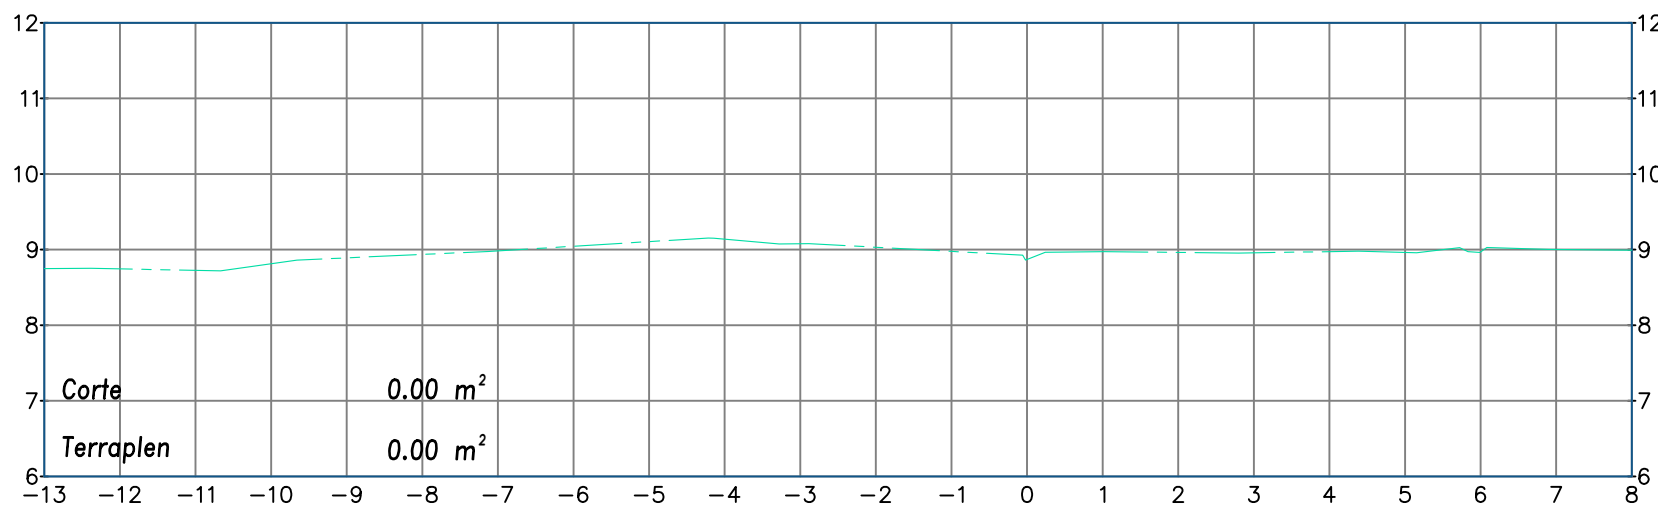


ESTACION 0+000.85
ESCALA: 1:100
EXAGERACIÓN VERTICAL: 1:1

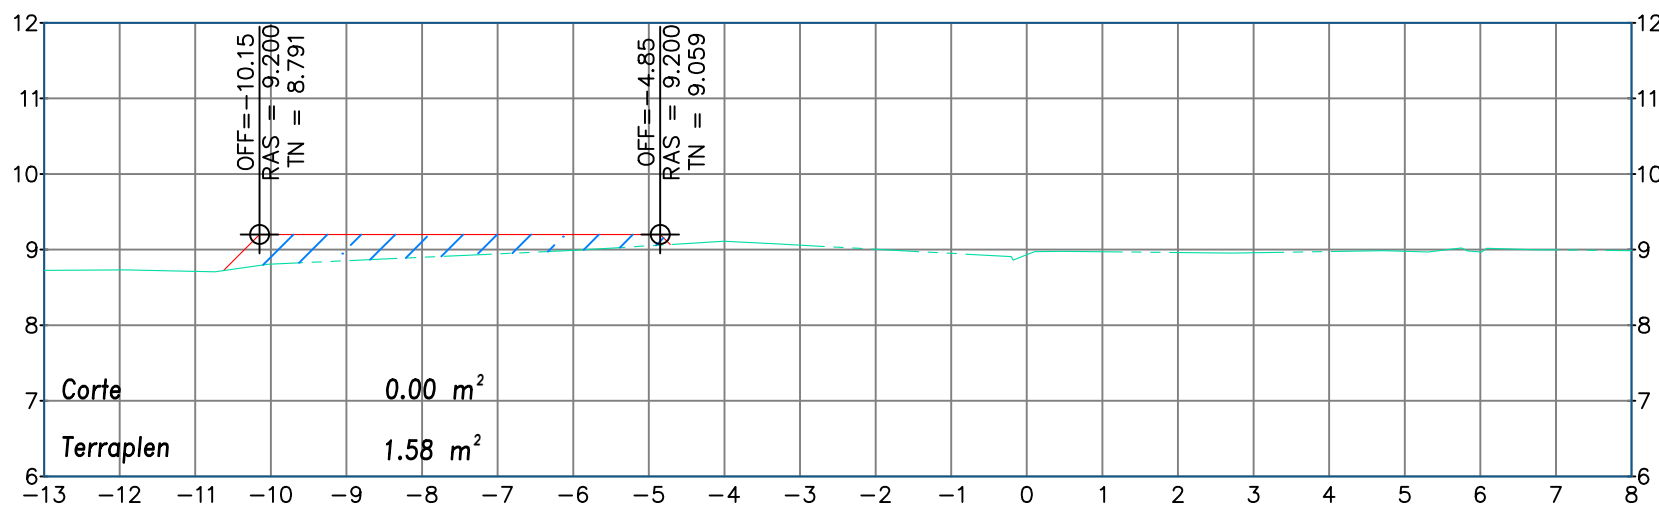


ESTACION 0+001.27
ESCALA: 1:100
EXAGERACIÓN VERTICAL: 1:1

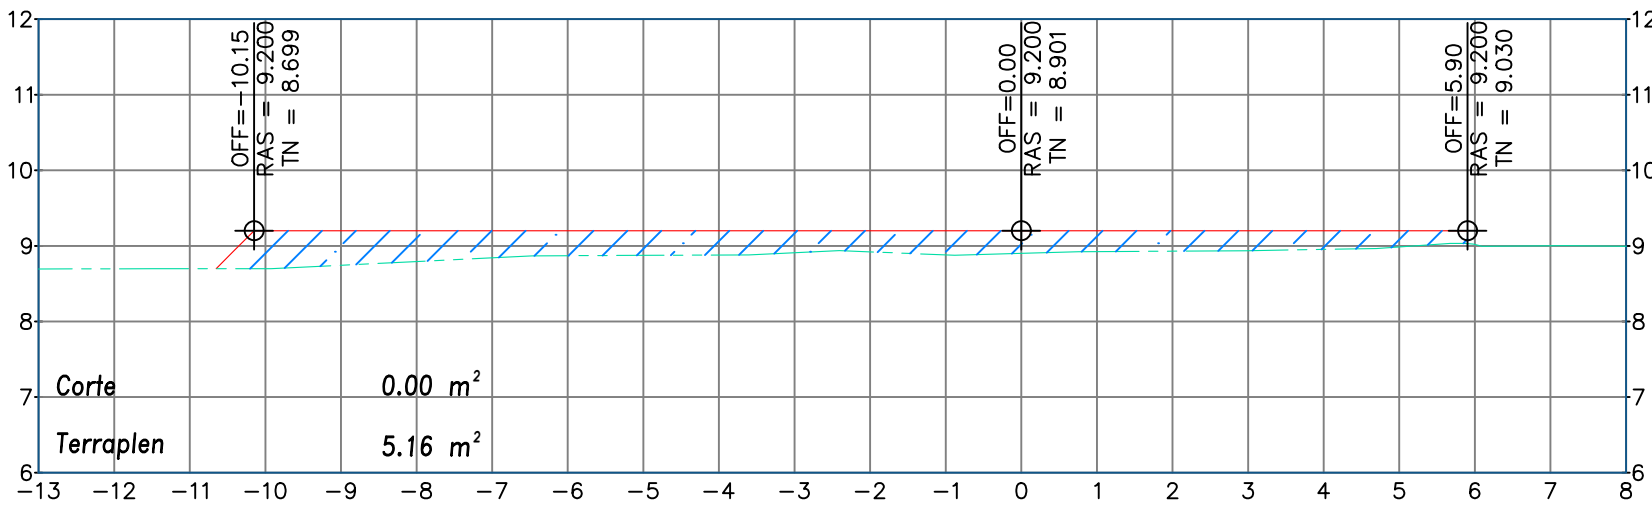


ESTACION 0+005.00
ESCALA: 1:100
EXAGERACIÓN VERTICAL: 1:1

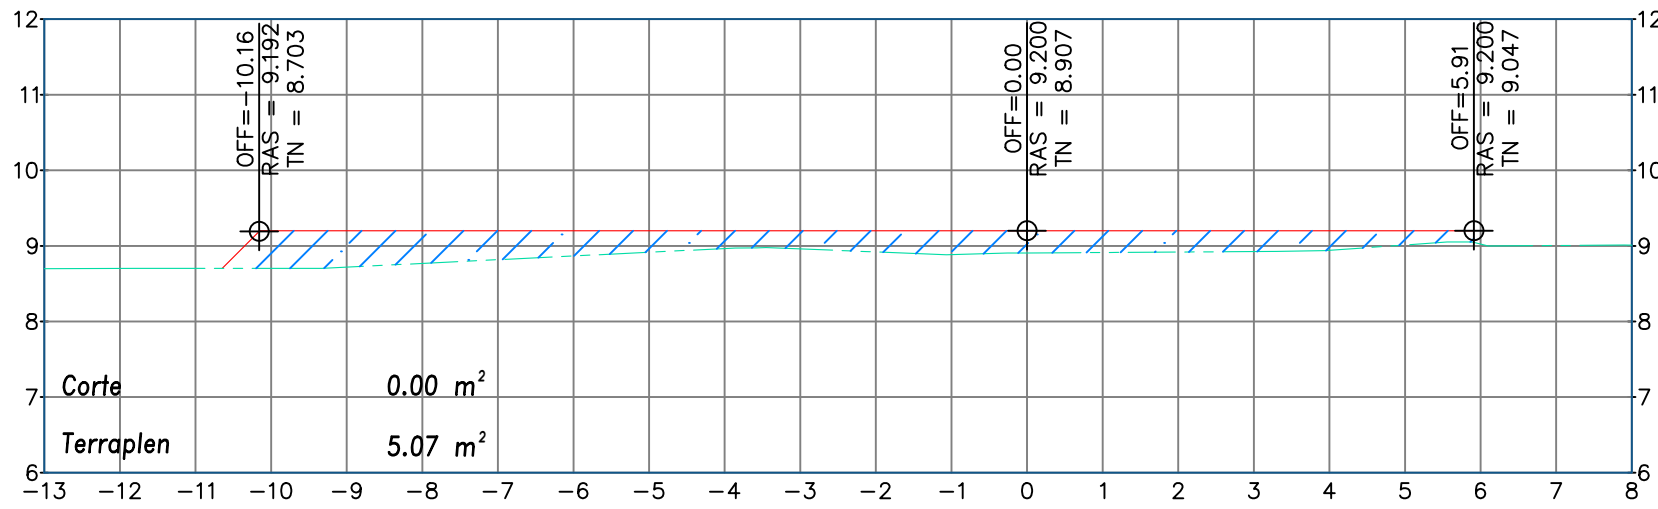


ESTACION 0+006.56
ESCALA: 1:100
EXAGERACIÓN VERTICAL: 1:1

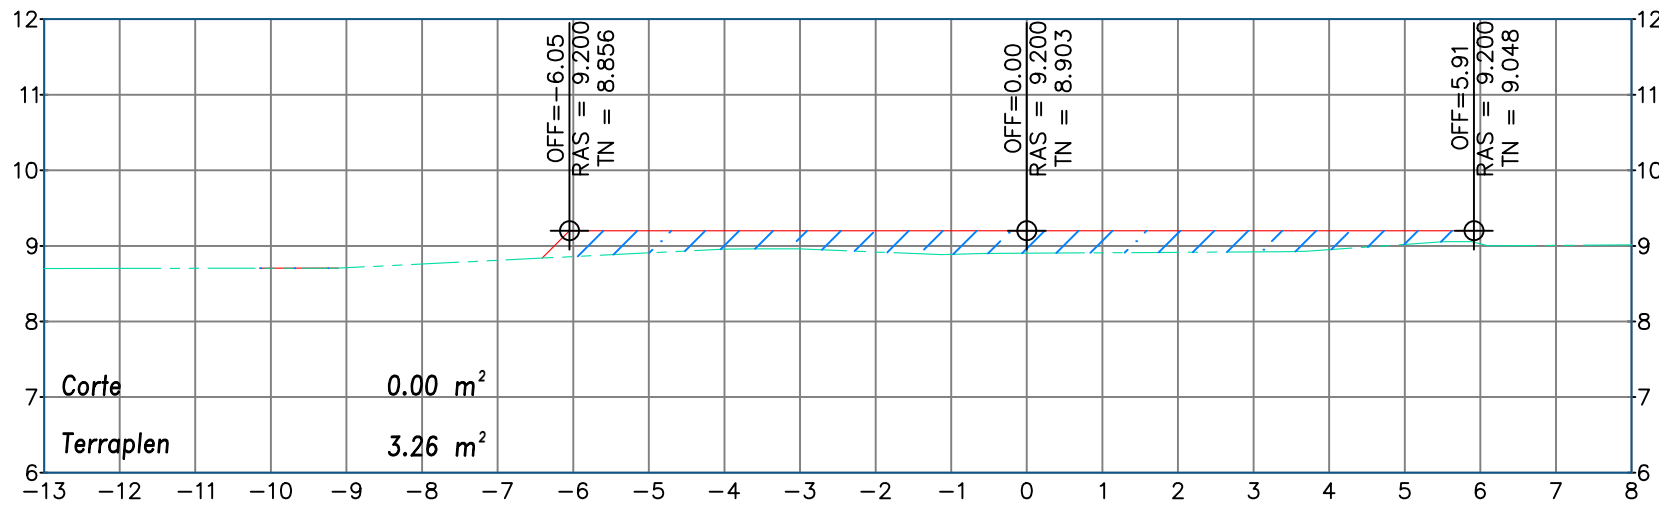


ESTACION 0+007.05
ESCALA: 1:100
EXAGERACIÓN VERTICAL: 1:1

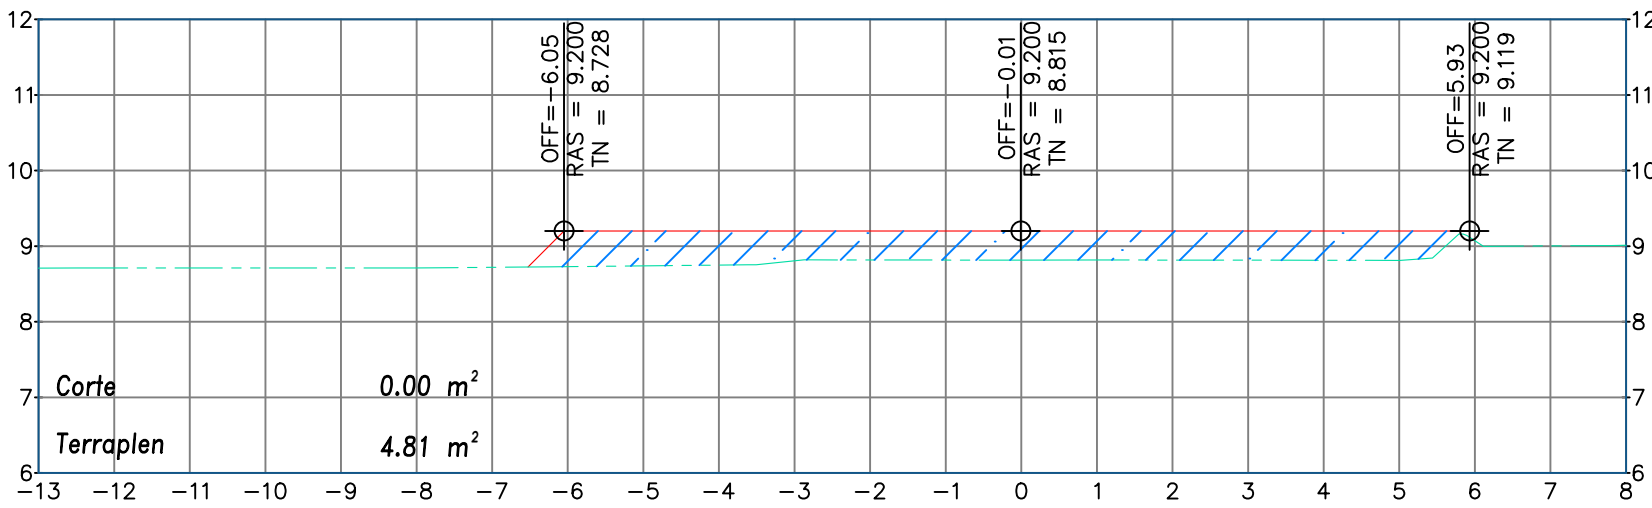

ESTACION 0+010.00
ESCALA: 1:100
EXAGERACIÓN VERTICAL: 1:1

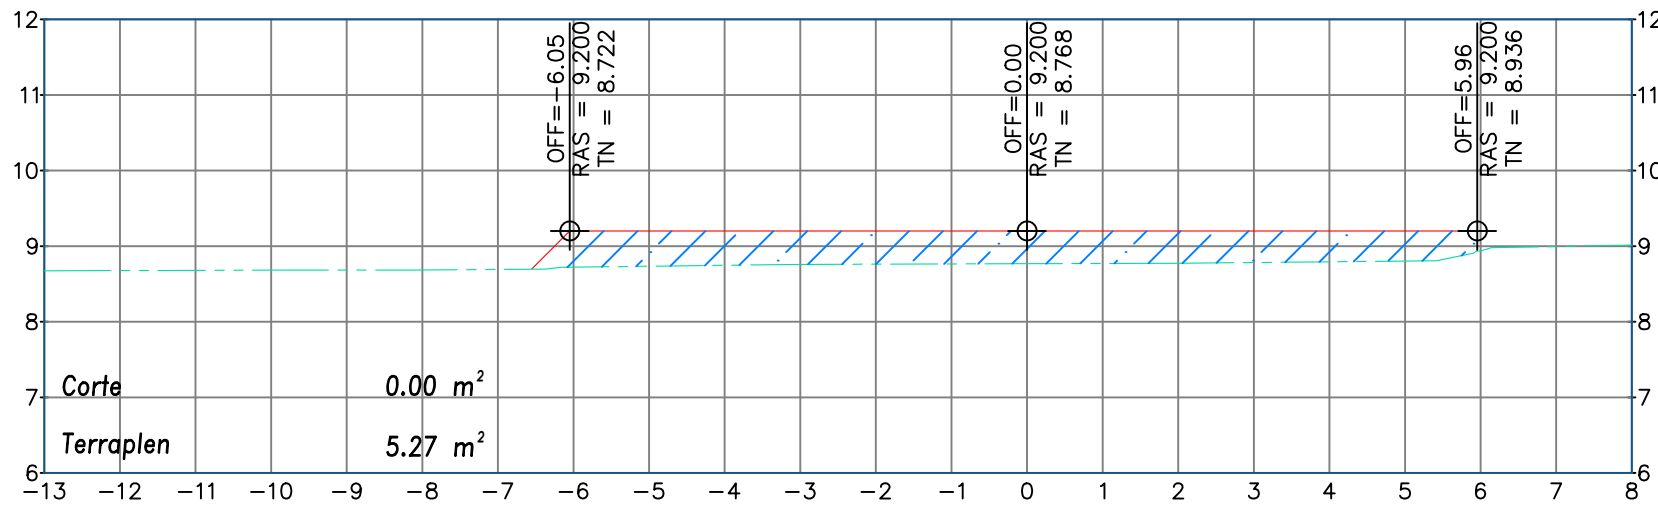

ESTACION 0+015.00
ESCALA: 1:100
EXAGERACIÓN VERTICAL: 1:1

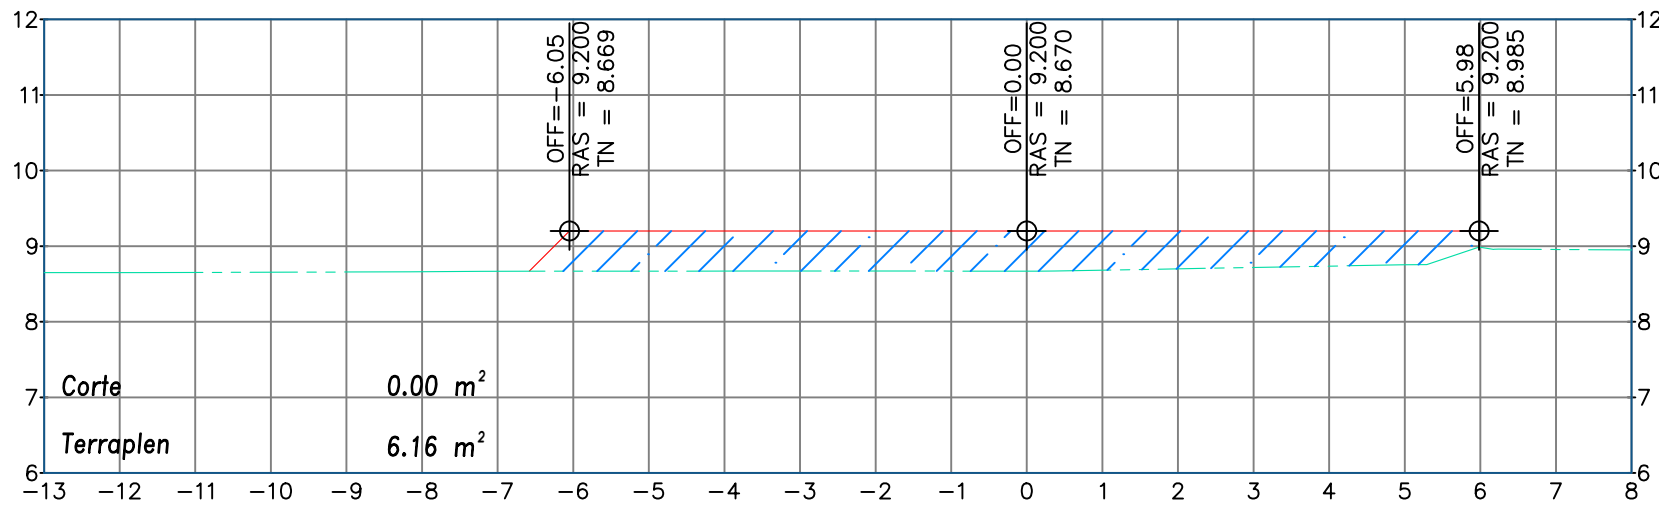

ESTACION 0+020.00
ESCALA: 1:100
EXAGERACIÓN VERTICAL: 1:1



H. AYUNTAMIENTO DE
JUAN JOSÉ RÍOS

DIRECCIÓN GENERAL DE
OBRAS Y SERVICIOS
PÚBLICOS

PRESIDENTE MUNICIPAL:
LIC. EVANGELINA LLANES CARREÓN
DIRECTOR GENERAL DE OBRAS Y SERVICIOS PÚBLICOS:
ARQ. GABRIELA CERVANTES CASTRO

 
LEVANTÓ:
ING. OMAR EDUARDO ARMENTA IRIGOYEN

DIBUJÓ:
ARQ. ROSA ELENA SALAZAR OSUNA

FECHA:
JUNIO/2025

ESCALA:
1:100

ORIENTACION:




LOCALIZACIÓN:




CONTENIDO:
CONSTRUCCIÓN DE CUARTO DE ARMAS Y CELDAS
PARA LA DIRECCION GENERAL DE SEGURIDAD
CIUDADANA Y MOVILIDAD SUSTENTABLE DE JUAN
JOSÉ RÍOS.

LOCALIDAD:


JUAN JOSÉ RÍOS, SINALOA.

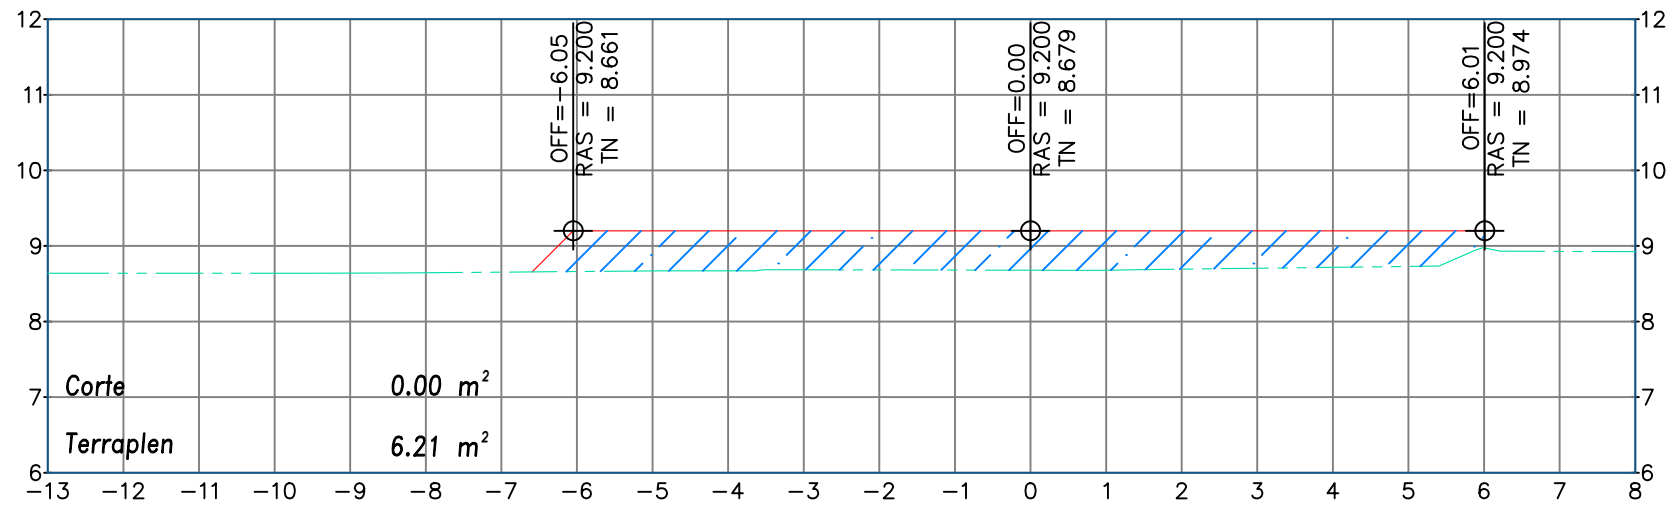


ESTACION 0+025.00
ESCALA: 1:100
EXAGERACIÓN VERTICAL: 1:1

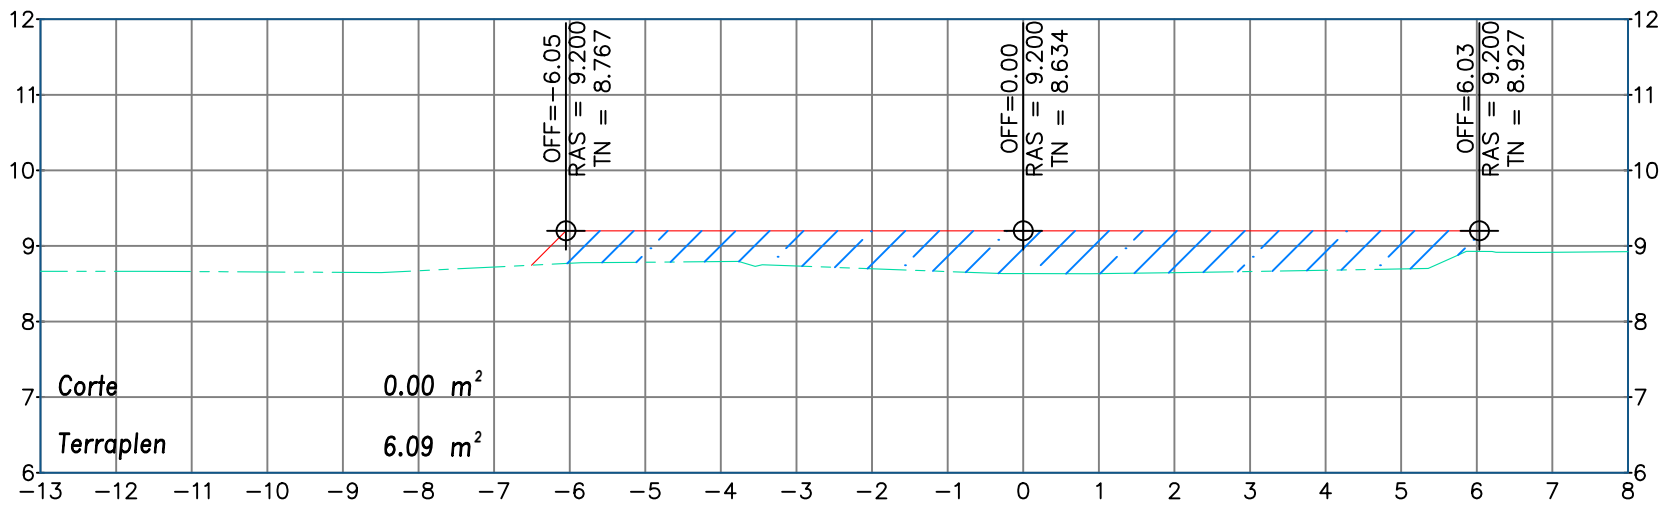


ESTACION 0+030.00
ESCALA: 1:100
EXAGERACIÓN VERTICAL: 1:1

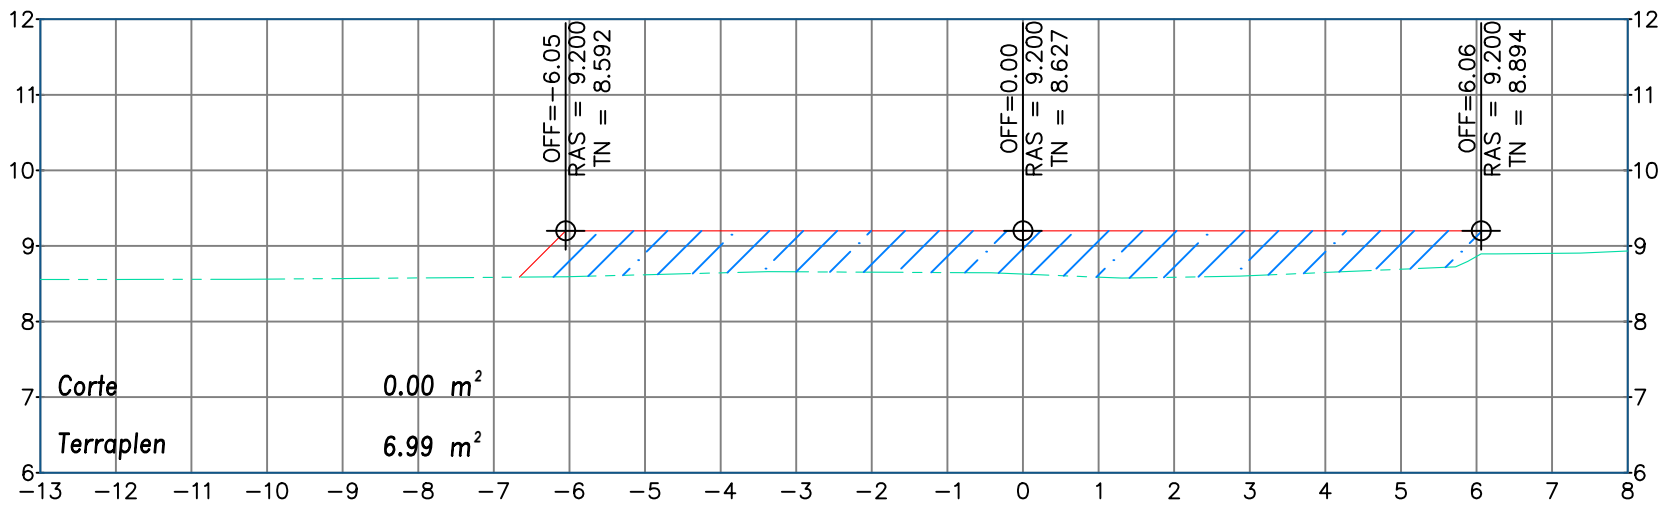


ESTACION 0+035.00
ESCALA: 1:100
EXAGERACIÓN VERTICAL: 1:1

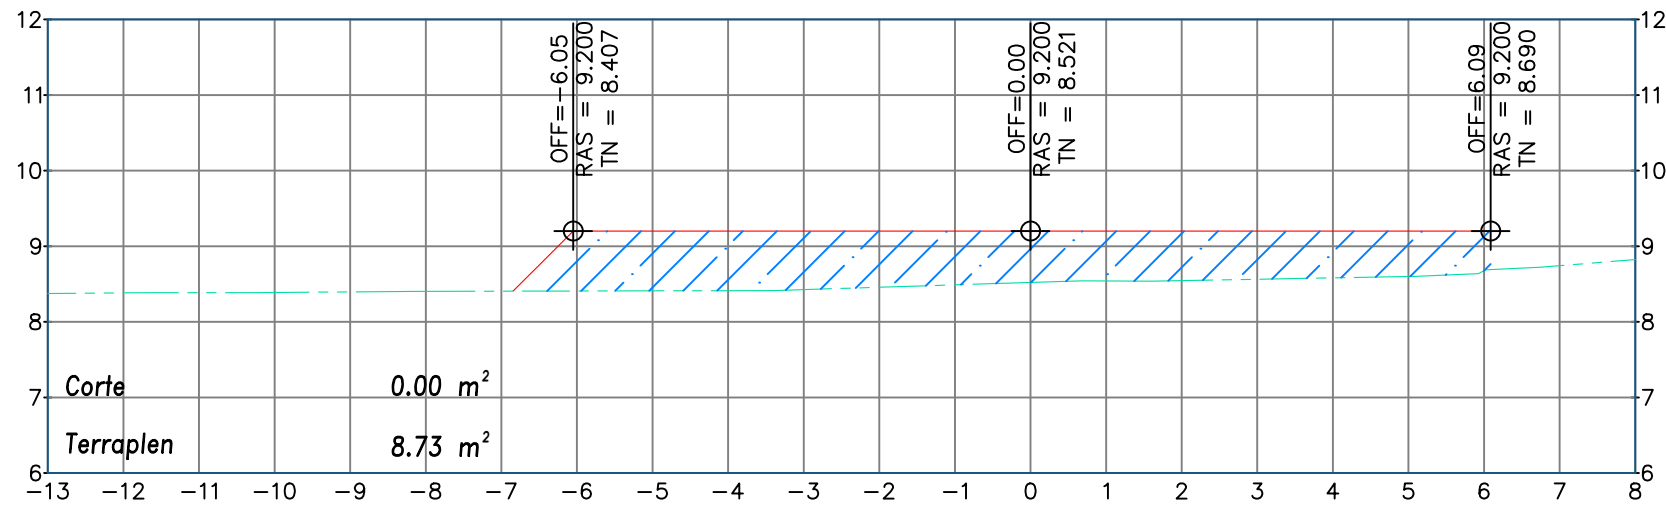

ESTACION 0+040.00
ESCALA: 1:100
EXAGERACIÓN VERTICAL: 1:1

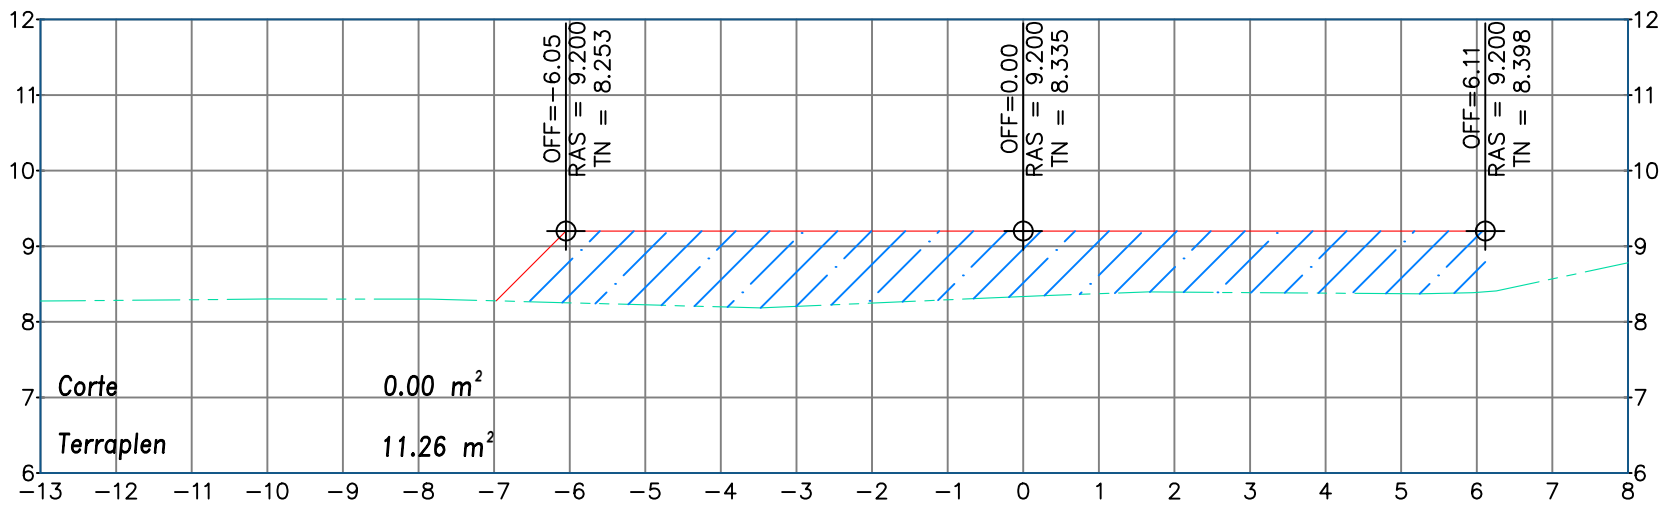

ESTACION 0+045.00
ESCALA: 1:100
EXAGERACIÓN VERTICAL: 1:1

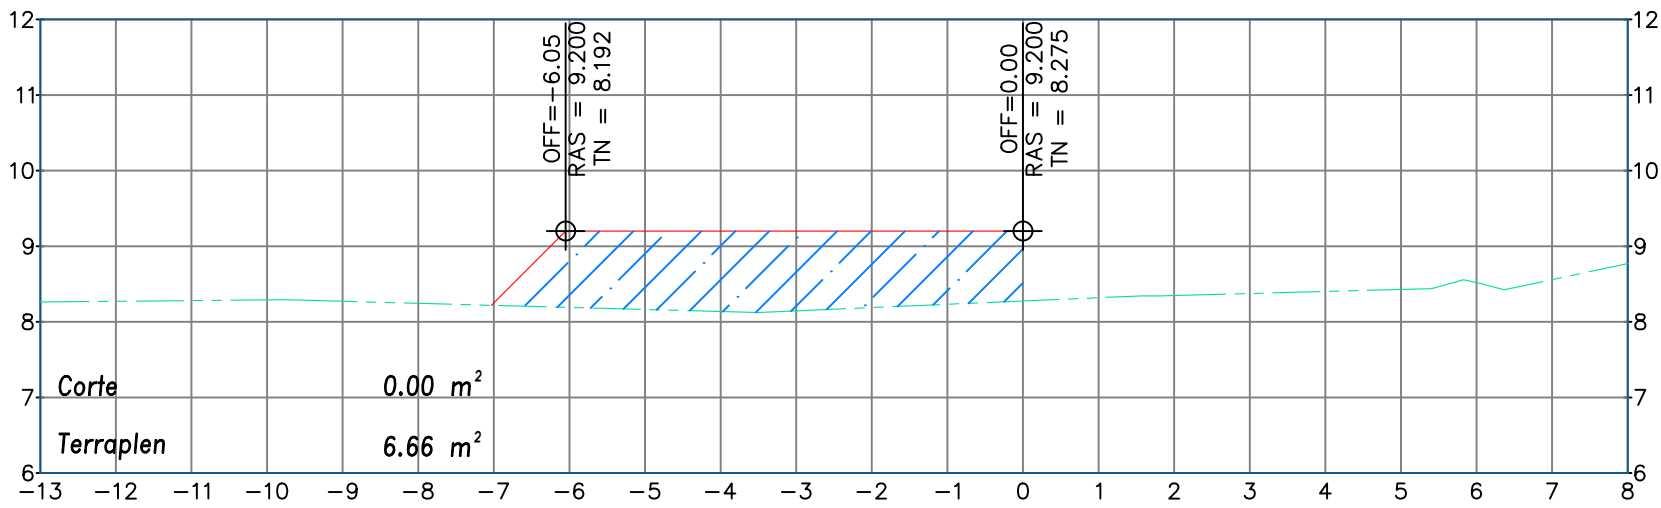

ESTACION 0+046.40
ESCALA: 1:100
EXAGERACIÓN VERTICAL: 1:1

Tabla de Volúmenes de Corte y Terraplen						
Estacion	Area Terraplen (m²)	Area Corte (m²)	Volumen Terraplen (m3)	Volumen Corte (m3)	Volumen Acumulado Terraplen (m3)	Volumen Acumulado Corte (m3)
0+000.00	0.00	0.00	0.00	0.00	0.00	0.00
0+000.85	0.00	0.00	0.00	0.00	0.00	0.00
0+001.27	1.58	0.00	0.33	0.00	0.33	0.00
0+005.00	5.16	0.00	12.58	0.00	12.91	0.00
0+006.56	5.07	0.00	7.97	0.00	20.88	0.00
0+007.05	3.26	0.00	2.06	0.00	22.94	0.00
0+010.00	4.81	0.00	11.88	0.00	34.83	0.00
0+015.00	5.27	0.00	25.20	0.00	60.03	0.00
0+020.00	6.16	0.00	28.57	0.00	88.60	0.00
0+025.00	6.21	0.00	30.91	0.00	119.51	0.00
0+030.00	6.09	0.00	30.74	0.00	150.25	0.00
0+035.00	6.99	0.00	32.68	0.00	182.93	0.00
0+040.00	8.73	0.00	39.29	0.00	222.22	0.00
0+045.00	11.26	0.00	49.97	0.00	272.19	0.00
0+046.40	6.66	0.00	12.58	0.00	284.78	0.00



H. AYUNTAMIENTO DE
JUAN JOSÉ RÍOS

DIRECCIÓN GENERAL DE
OBRAS Y SERVICIOS
PÚBLICOS

PRESIDENTE MUNICIPAL:
LIC. EVANGELINA LLANES CARREÓN
DIRECTOR GENERAL DE OBRAS Y SERVICIOS PÚBLICOS:
ARQ. GABRIELA CERVANTES CASTRO

LEVANTÓ:
ING. OMAR EDUARDO ARMENTA IRIGOYEN


DIBUJÓ:
ARQ. ROSA ELENA SALAZAR OSUNA

FECHA:
JUNIO/2025

ESCALA:
1:100




LOCALIZACIÓN:

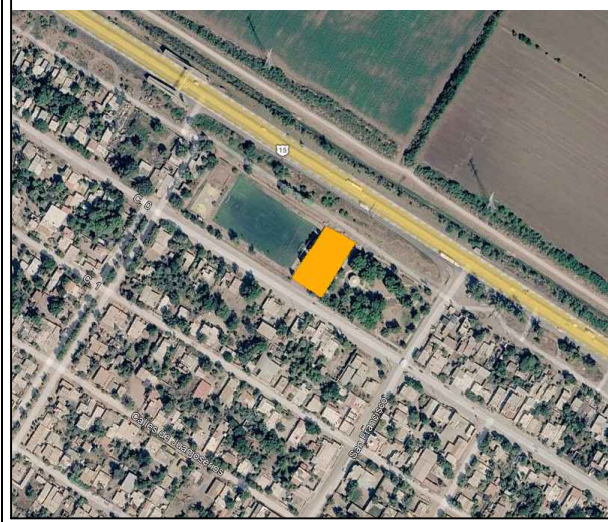


CONTENIDO:
CONSTRUCCIÓN DE CUARTO DE ARMAS Y CELDAS
PARA LA DIRECCION GENERAL DE SEGURIDAD
CIUDADANA Y MOVILIDAD SUSTENTABLE DE JUAN
JOSÉ RÍOS.

LOCALIDAD:
JUAN JOSÉ RÍOS, SINALOA.

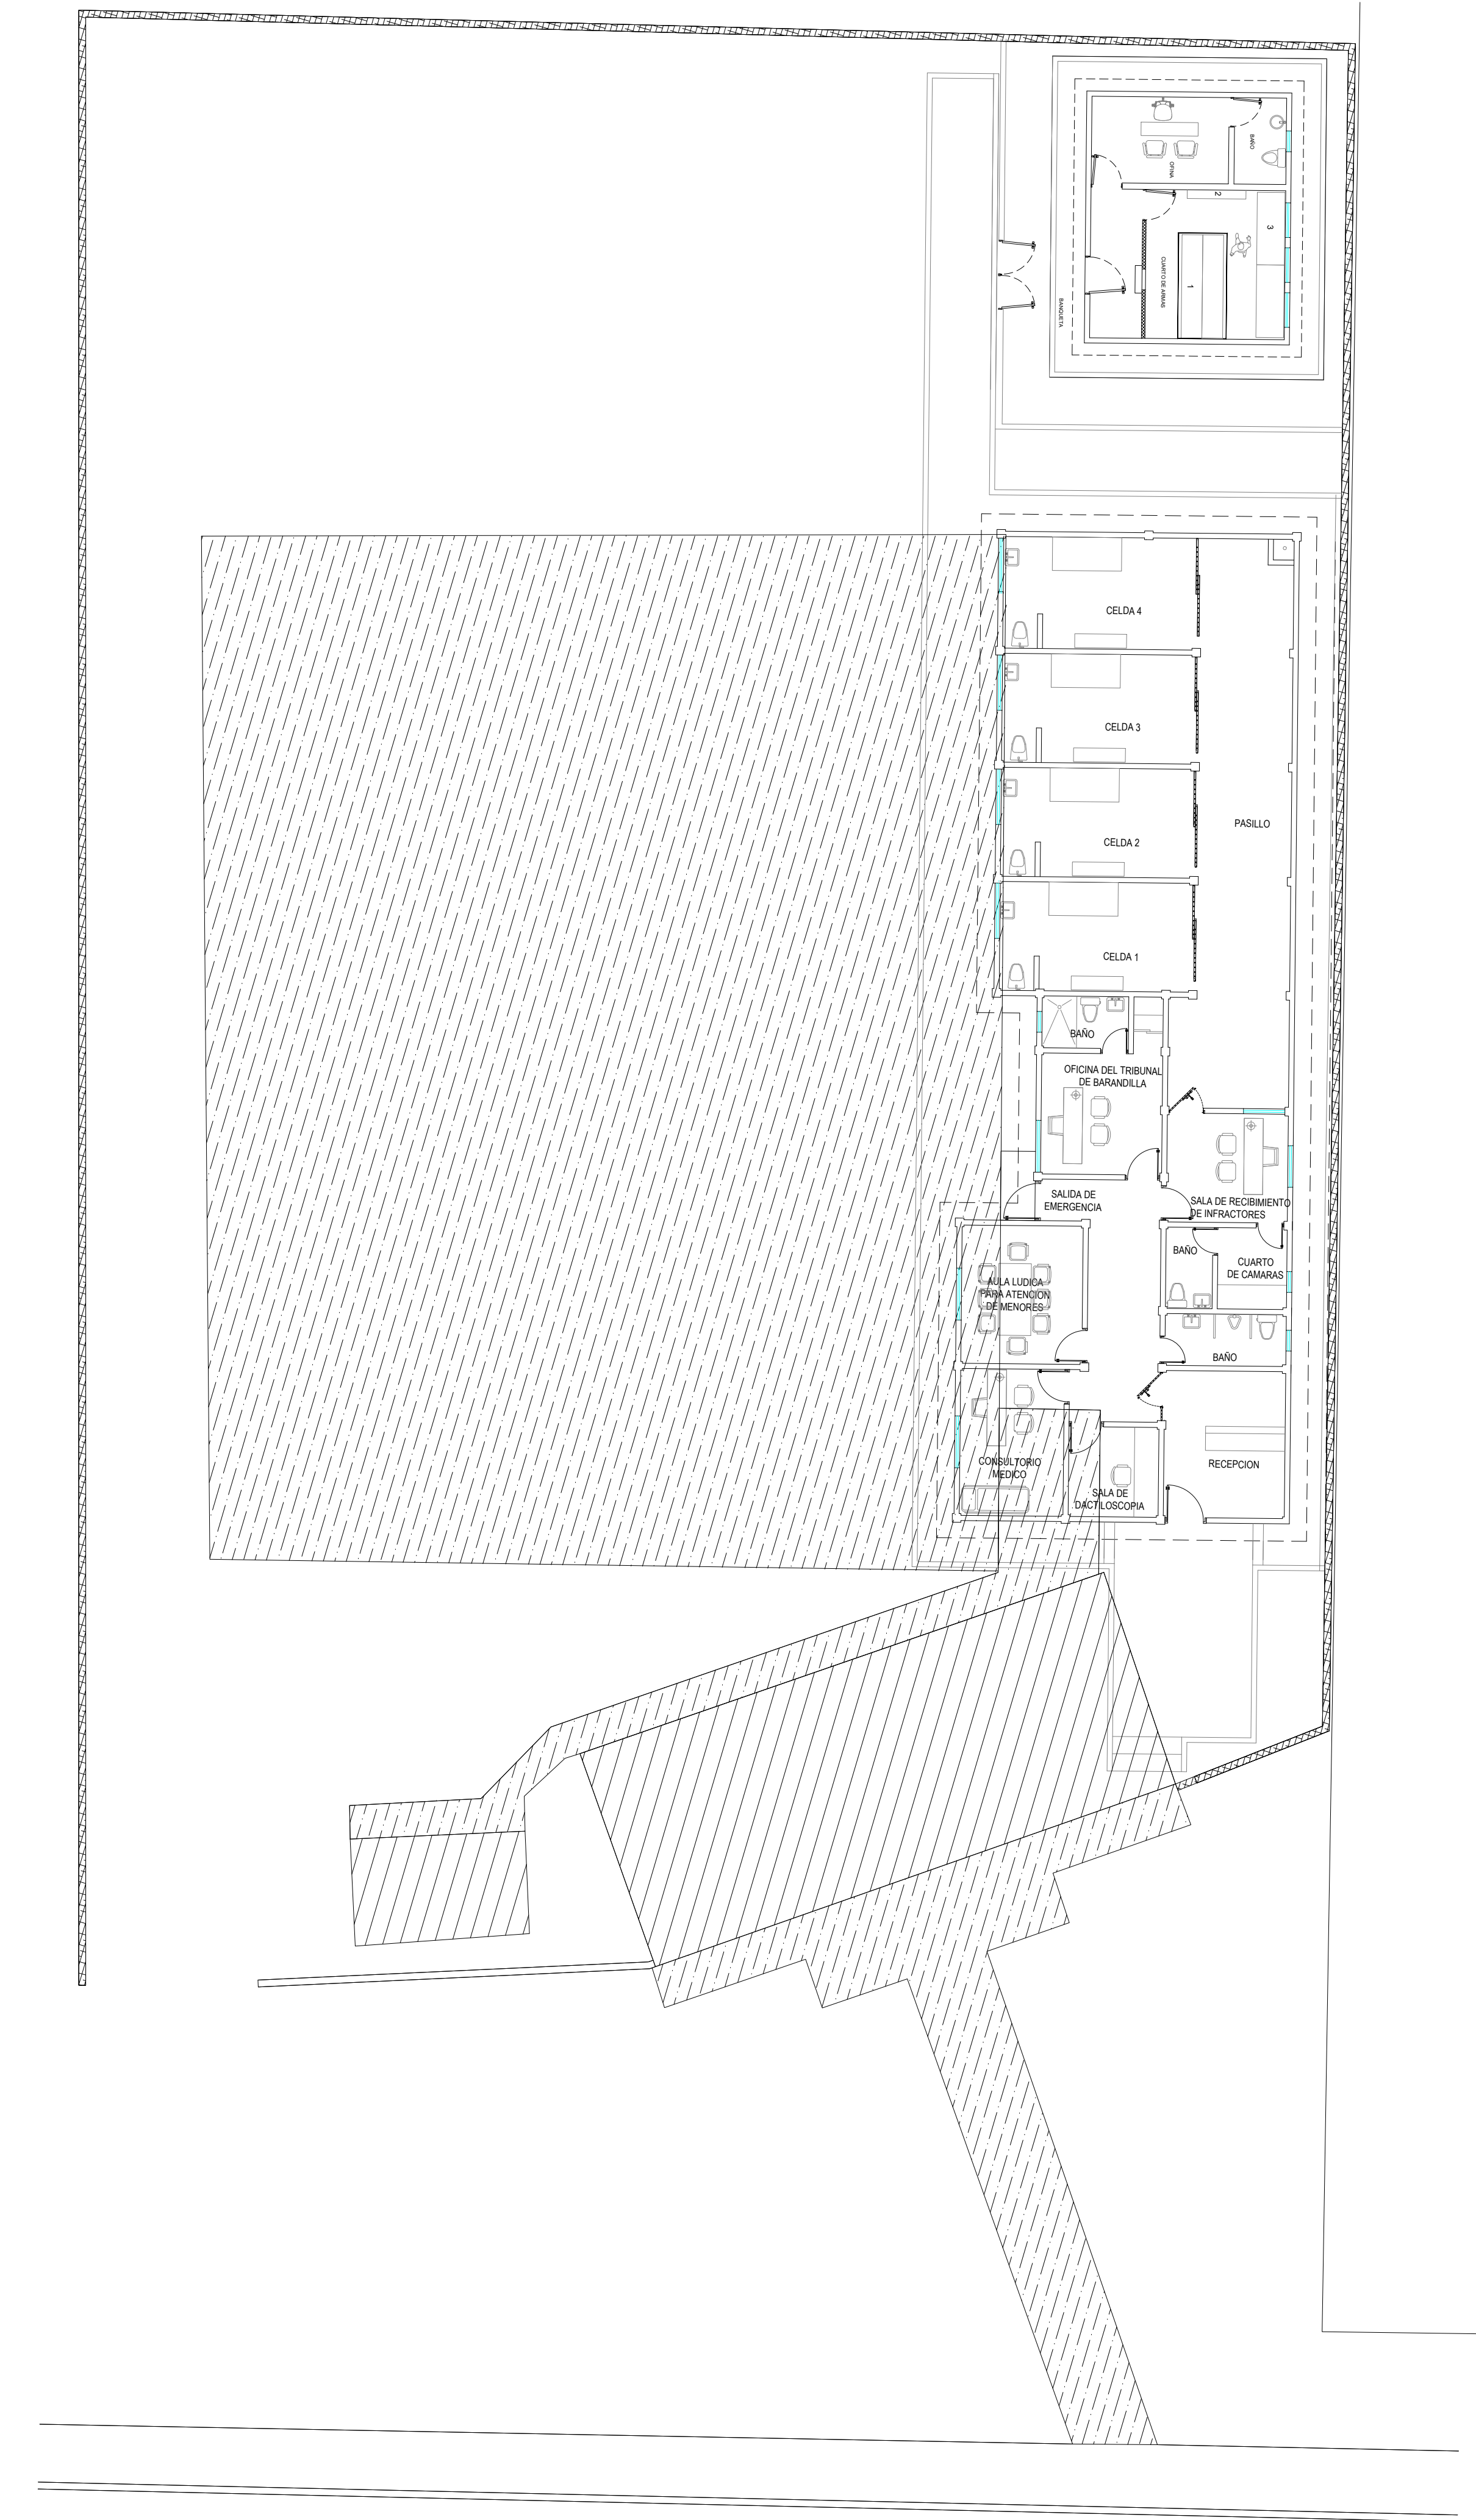

PLANTA ARQUITECTONICA

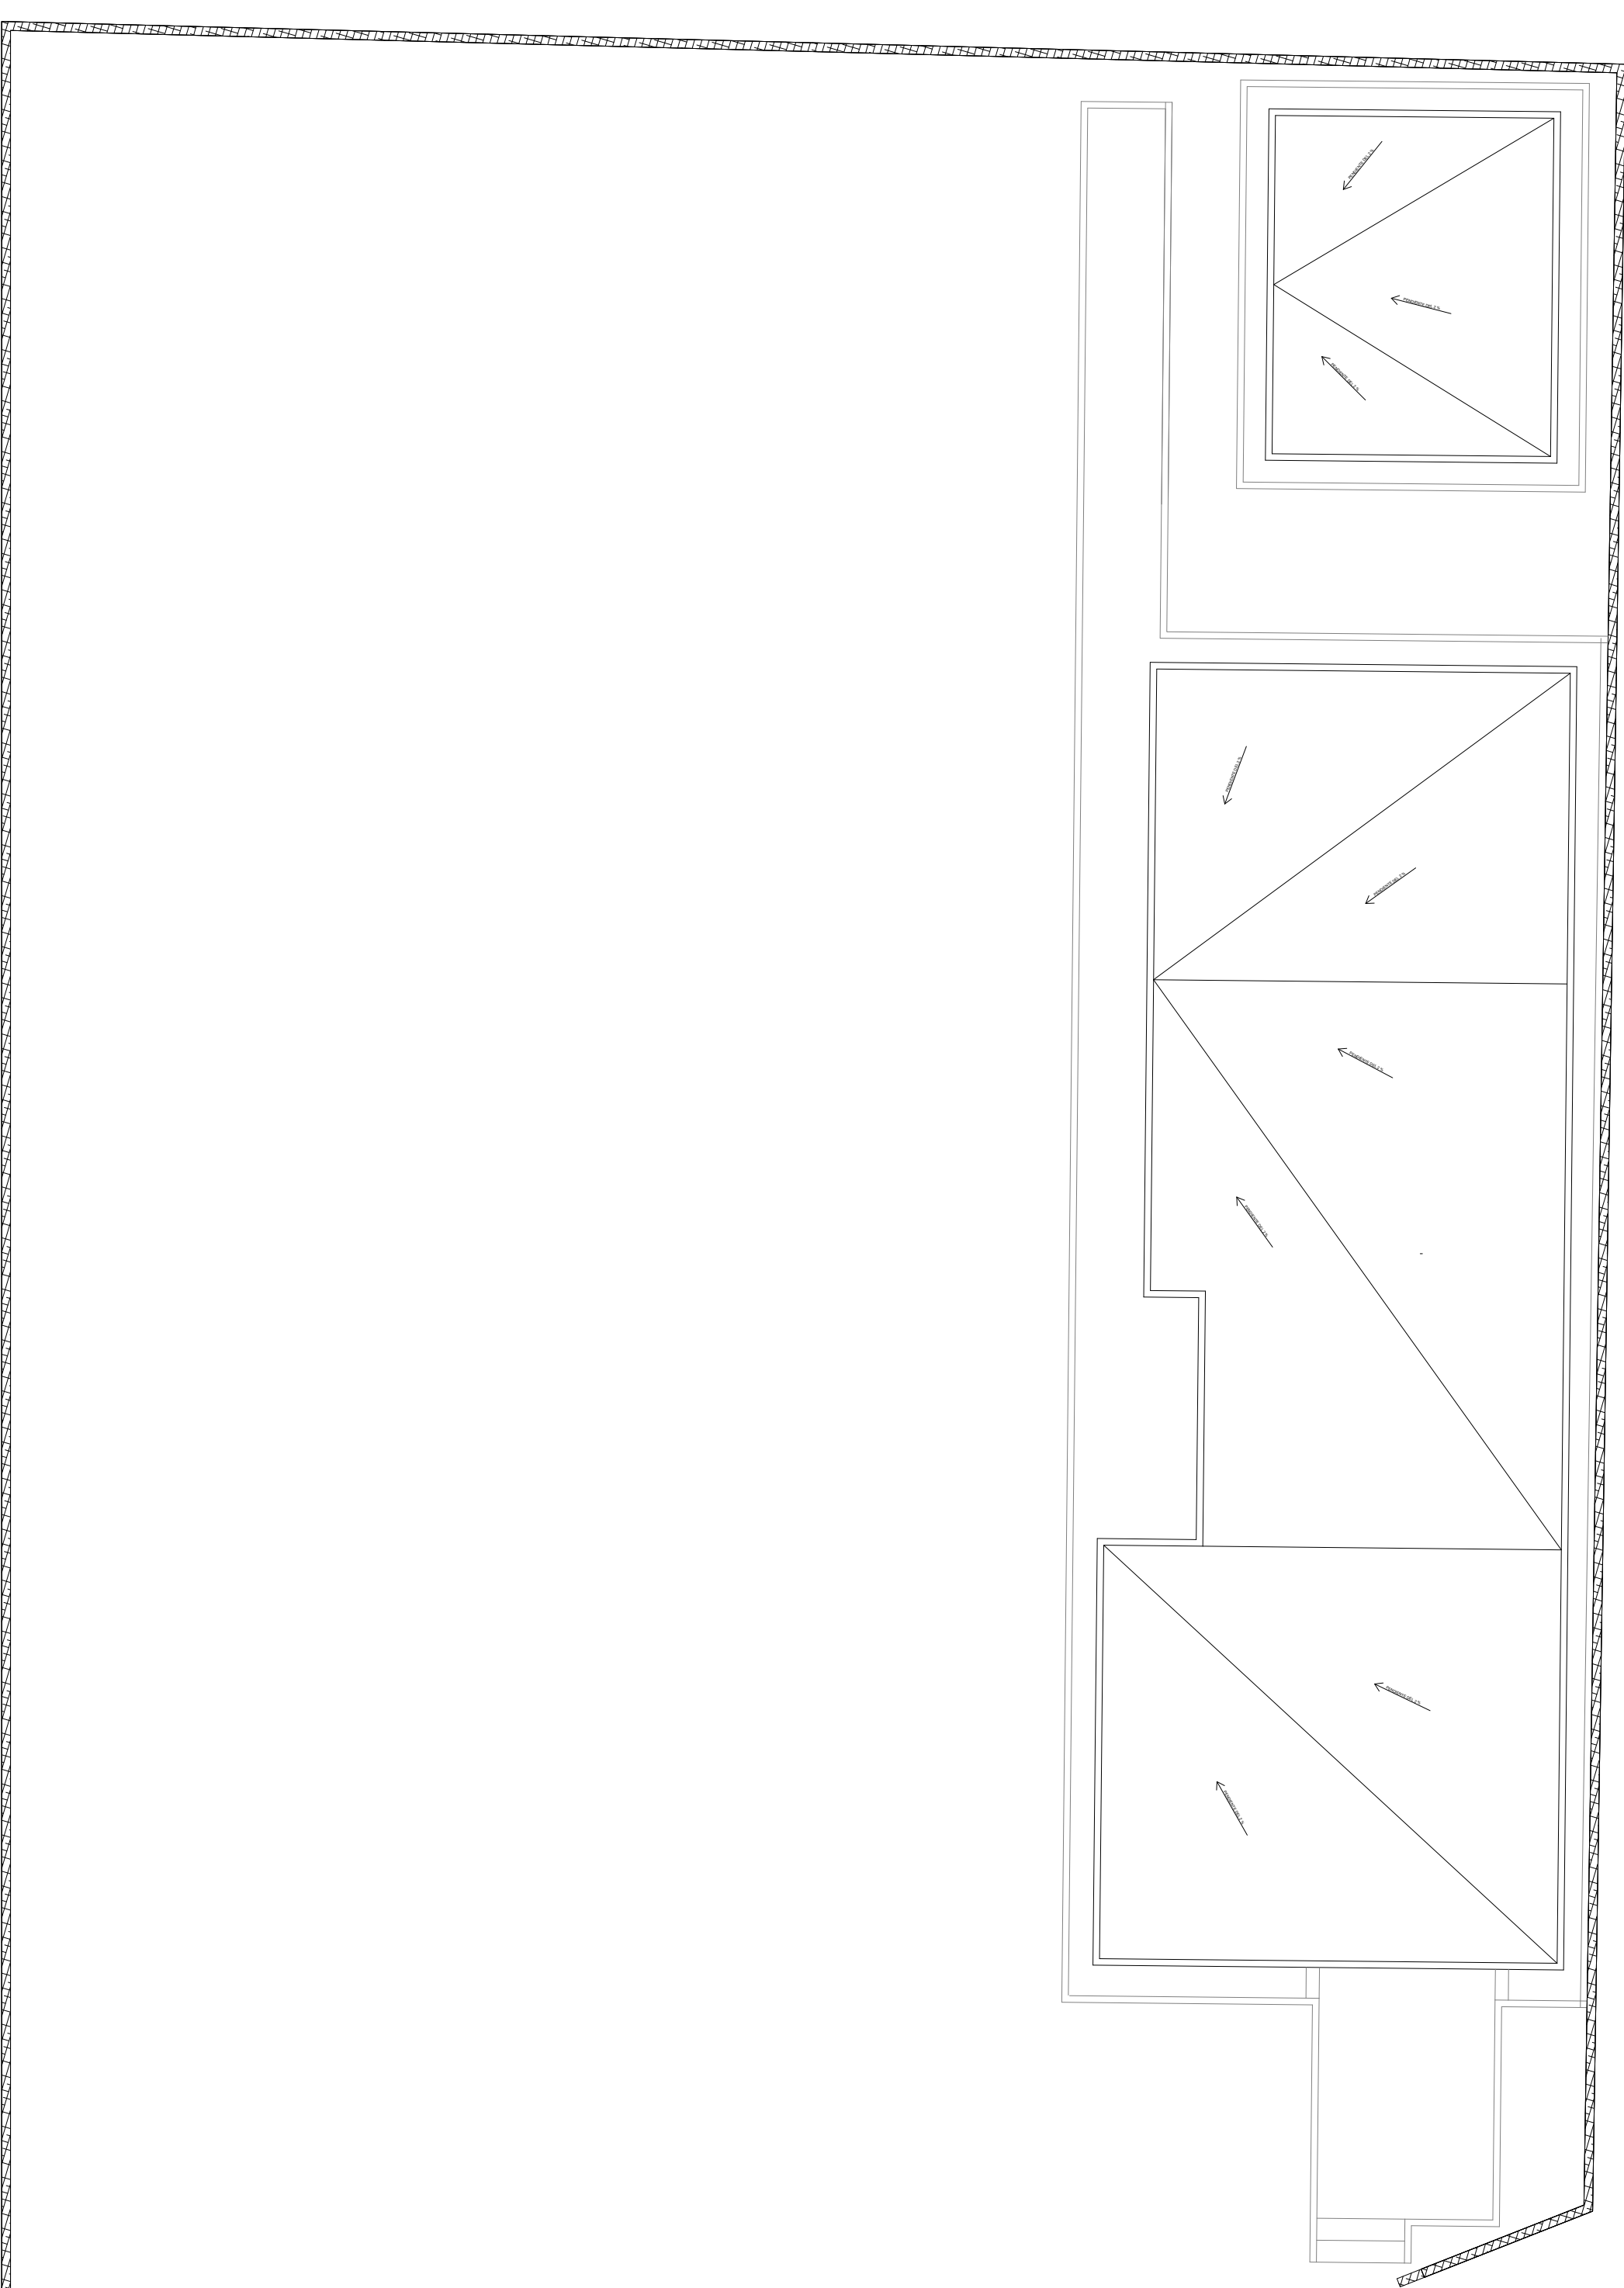

PLANTA ARQUITECTONICA
A Z O T E A

SIMBOLOGIA

Muro

Reja

Ventana

Edificio existente

Banqueta existente

Toma de agua

Linea de corte

Cambio de nivel

Linea de ejes

N. P.

Nivel de pretil

N. I. L.

Nivel inf. de losa

N. C.

Nivel de cerramiento

N. P.T.

Nivel de piso terminado

JUAN JOSÉ RÍOS

CON UNIDAD Y TRABAJO HACEMOS HISTORIA

H. AYUNTAMIENTO 2024-2027

JUAN JOSÉ RÍOS

2024

UNIDAD Y TRABAJO

H. AYUNTAMIENTO DE

JUAN JOSÉ RÍOS

DIRECCIÓN GENERAL DE

OBRAS Y SERVICIOS

PÚBLICOS

PRESIDENTE MUNICIPAL:

C. EVANGELINA LLANES

DIRECTOR GENERAL DE OBRAS Y SERVICIOS PÚBLICOS:

ARQ. GABRIELA CERVANTES CASTRO

LEVANTÓ:

ING. OMAR EDUARDO ARMENTA IRIGOYEN

DIBUJÓ:

ARQ. ROSA ELENA SALAZAR OSUNA

FECHA:

ABRIL/2026

ESCALA:

S/E

ORIENTACION:

LOCALIZACIÓN:

CONTENIDO:

PLANTA ARQUITECTONICA

PLANTA BAJA

PLANTA ALTA

PROYECTO

CONSTRUCCIÓN DE CUARTO DE ARMAS Y

CELDAS PARA LA DIRECCION GENERAL DE

SEGURIDAD CIUDADANA Y MOVILIDAD

SUSTENTABLE DE JUAN JOSE RIOS.

LOCALIDAD:

CALLE 0 ENTREN AV. SAN FRANCISCO Y

JAPARAQUI, JUAN JOSÉ RÍOS, SIN.

PLANTA ARQUITECTONICA

PLANTA ARQUITECTONICA
A Z O T E A

SIMBOLOGIA	
	Muro
	Reja
	Ventana
	Edificio existente
	Banqueta existente
	Toma de agua
	Línea de corte
	Cambio de nivel
	Línea de ejes
N. P.	Nivel de pretil
N. I. L.	Nivel inf. de losa
N. C.	Nivel de cerramiento
N. P.T.	Nivel de piso terminado



H. AYUNTAMIENTO DE
JUAN JOSÉ RÍOS

DIRECCIÓN GENERAL DE
OBRAS Y SERVICIOS
PÚBLICOS

PRESIDENTE MUNICIPAL:
C. EVANGELINA LLANES
DIRECTOR GENERAL DE OBRAS Y SERVICIOS PÚBLICOS:
ARQ. GABRIELA CERVANTES CASTRO

LEVANTÓ:
ING. OMAR EDUARDO ARMENTA IRIGOYEN

DIBUJÓ:
ARQ. ROSA ELENA SALAZAR OSUNA

FECHA:
ABRIL/2026

ESCALA:
S/E




CONTENIDO:
PLANTA ARQUITECTONICA
PLANTA BAJA
PLANTA DE AZOTEA

PROYECTO

CONSTRUCCIÓN DE CUARTO DE ARMAS Y
CELDAS PARA LA DIRECCION GENERAL DE
SEGURIDAD CIUDADANA Y MOVILIDAD
SUSTENTABLE DE JUAN JOSE RIOS.

LOCALIDAD:
CALLE 0 ENTREN AV. SAN FRANCISCO Y
JAPARAQUI, JUAN JOSÉ RÍOS, SIN.

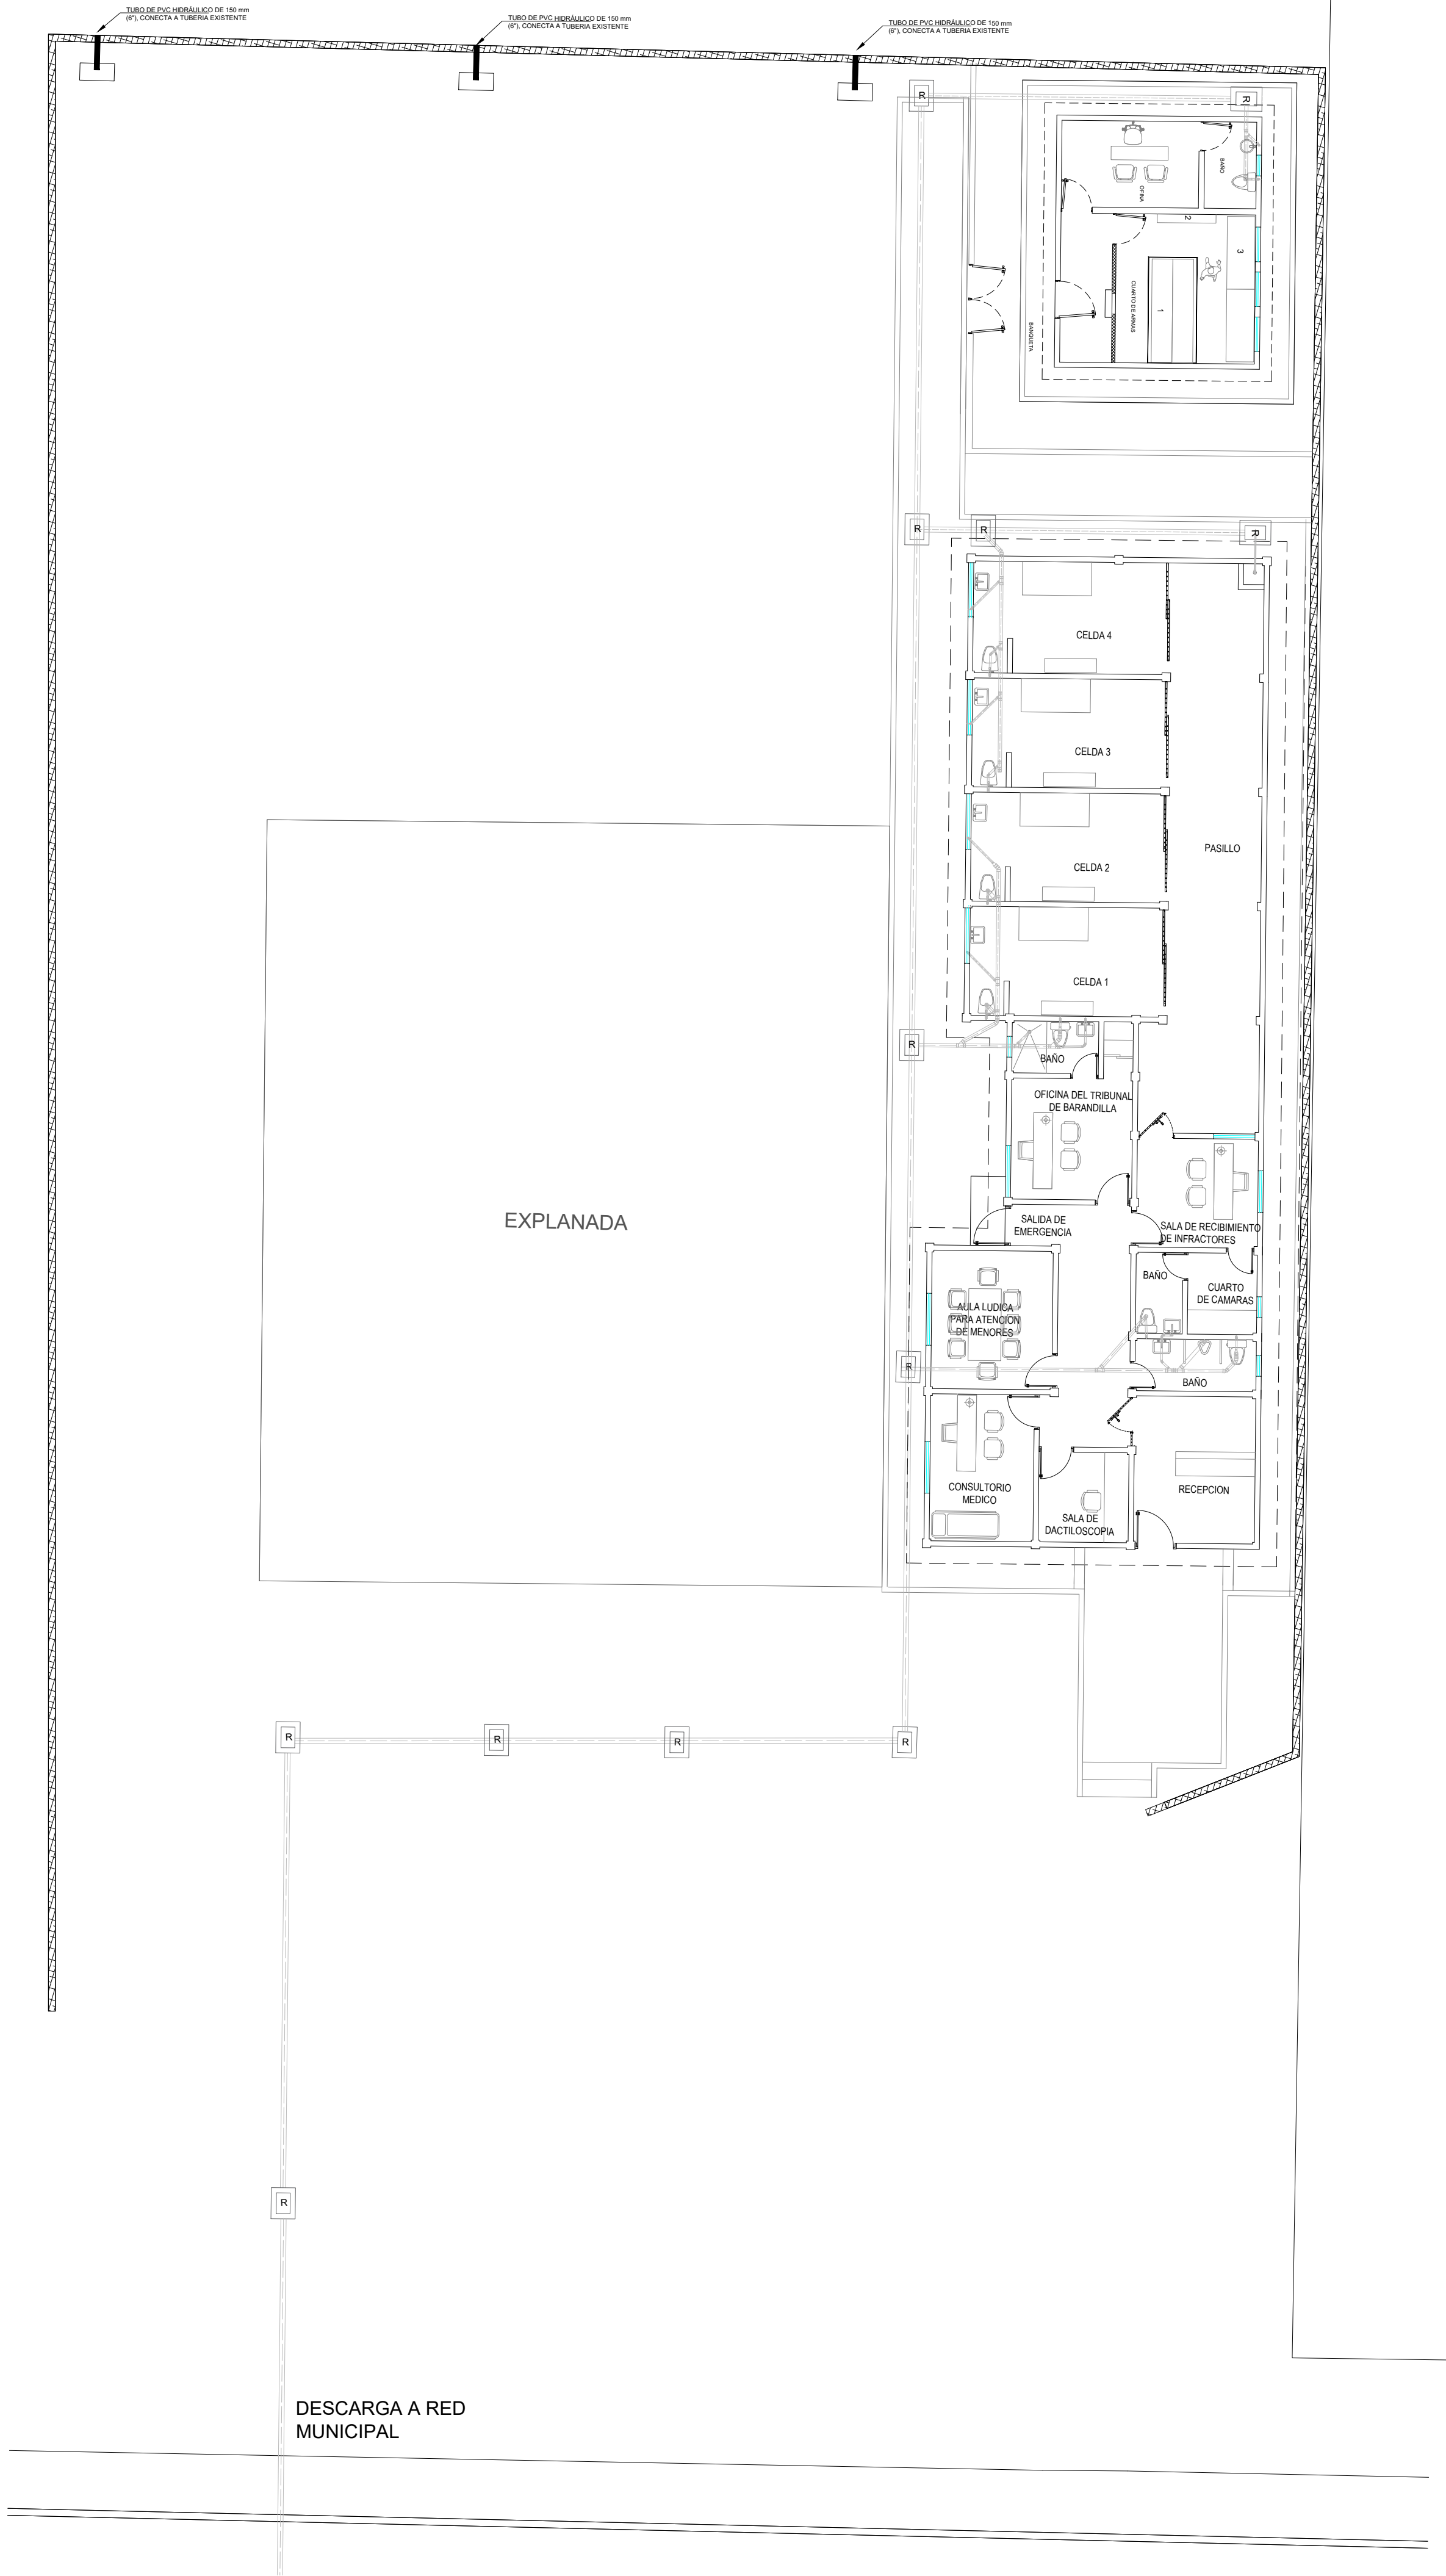

INSTALACION SANITARIA

SIMBOLOGIA	
	LINEA DE TUBO PVC
	REGISTRO SANITARIO
	YEE PVC
	CODO PVC DE 45°
	CODO PVC DE 90°
	CODO PVC DE 90° CON RESPIRADERO
	COLADERA PVC SANITARIO
	REDUCCIÓN PVC SANITARIO
	TEE PVC



JUAN JOSÉ RÍOS
CON UNIDAD Y TRABAJO HACEMOS HISTORIA
H. AYUNTAMIENTO 2024-2027



**H. AYUNTAMIENTO DE
JUAN JOSÉ RÍOS**

**DIRECCIÓN GENERAL DE
OBRAS Y SERVICIOS
PÚBLICOS**

PRESIDENTE MUNICIPAL:

C. EVANGELINA LLANES

DIRECTOR GENERAL DE OBRAS Y SERVICIOS PÚBLICOS:

ARQ. GABRIELA CERVANTES CASTRO

LEVANTÓ:

ING. OMAR EDUARDO ARMENTA IRIGOYEN

DIBUJÓ:

ARQ. ROSA ELENA SALAZAR OSUNA


FECHA:

ABRIL/2026


ESCALA:

S/E

ORIENTACION:

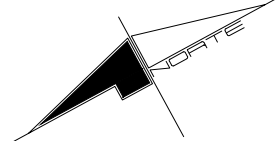

LOCALIZACIÓN:

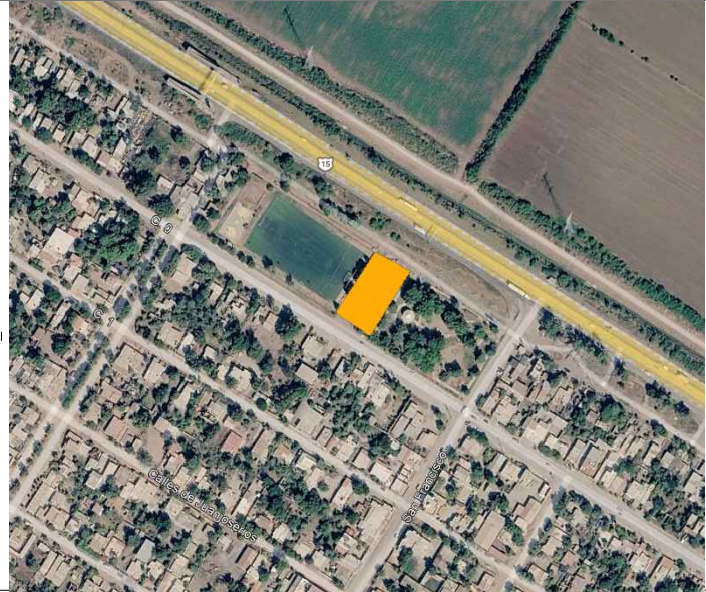

CONTENIDO:


PLANTA ARQUITECTONICA
PLANTA BAJA
PLANTA DE AZOTEA

PROYECTO



CONSTRUCCIÓN DE CUARTO DE ARMAS Y CELDAS PARA LA DIRECCION GENERAL DE SEGURIDAD CIUDADANA Y MOVILIDAD SUSTENTABLE DE JUAN JOSE RIOS

LOCALIDAD:



CALLE O ENTREN AV. SAN FRANCISCO Y JAPARAQUI, JUAN JOSÉ RÍOS, SIN.

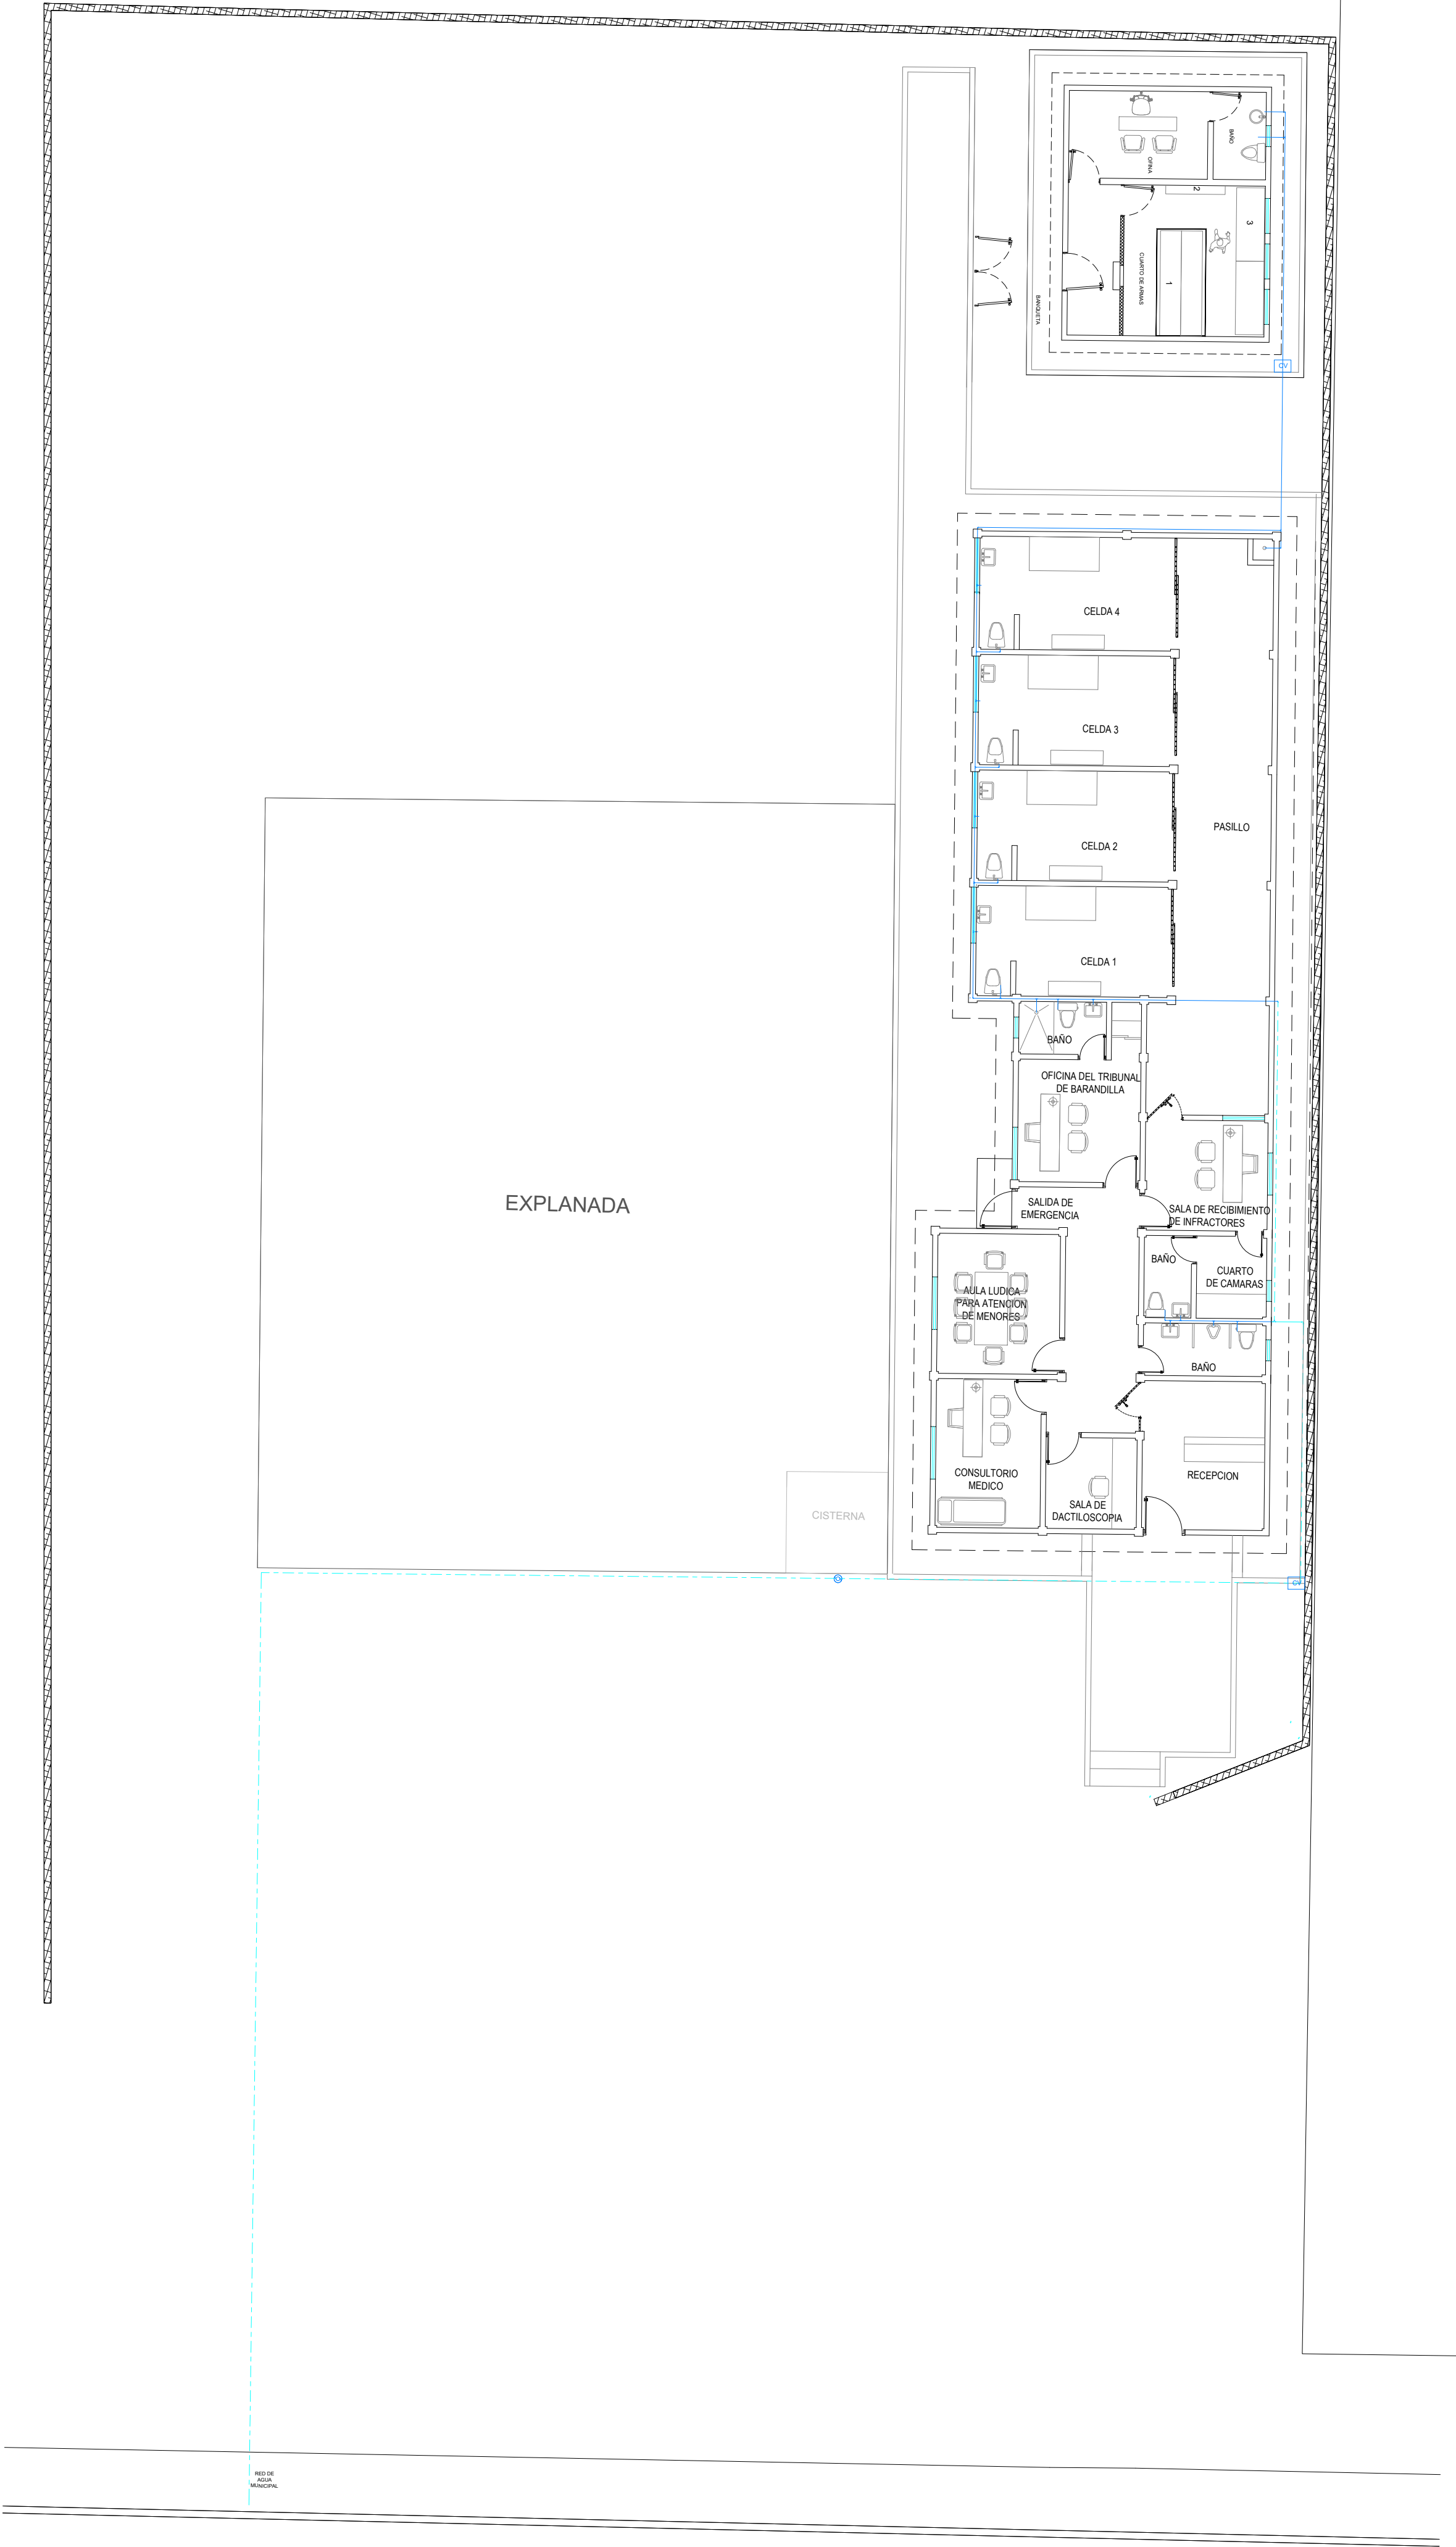


DETALLE DE CISTERNA

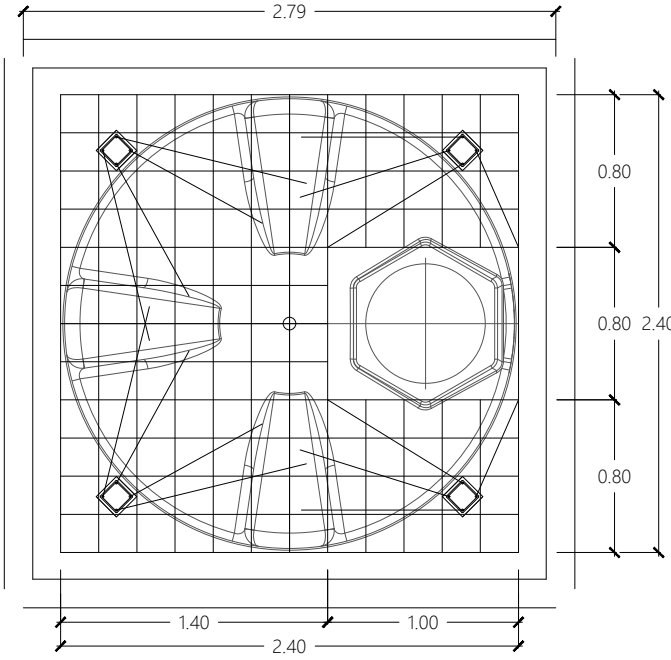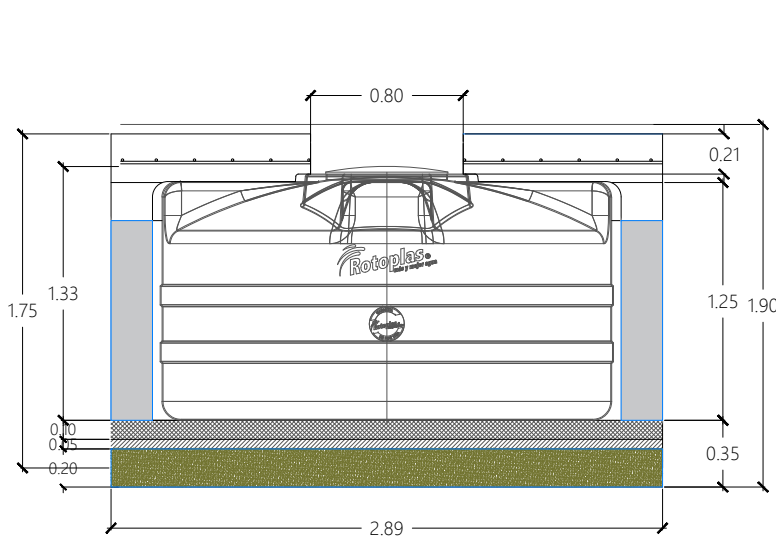

TAPA DE 80 X 80 CM, CON MARCO DE ANGULO 3/16" X 1 1/2" Y CONTRAMARCO DE ANGULO 3/16 " X 1 1/4", CUBIERTA DE LAMINA NEGRA CAL 10 DE 3.4 mm.

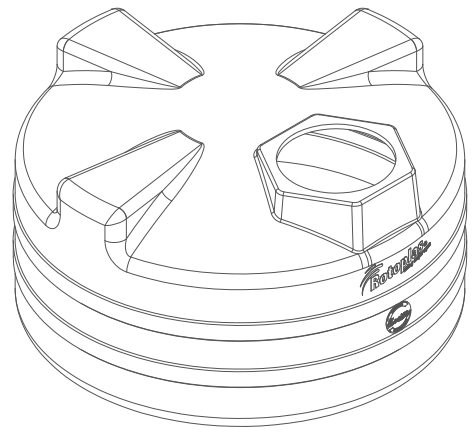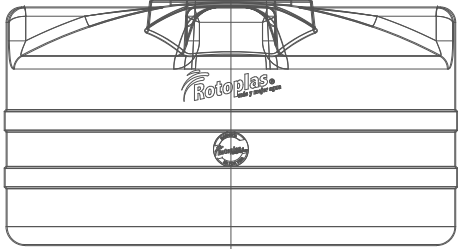

CISTERNA DE 5,000 LITROS

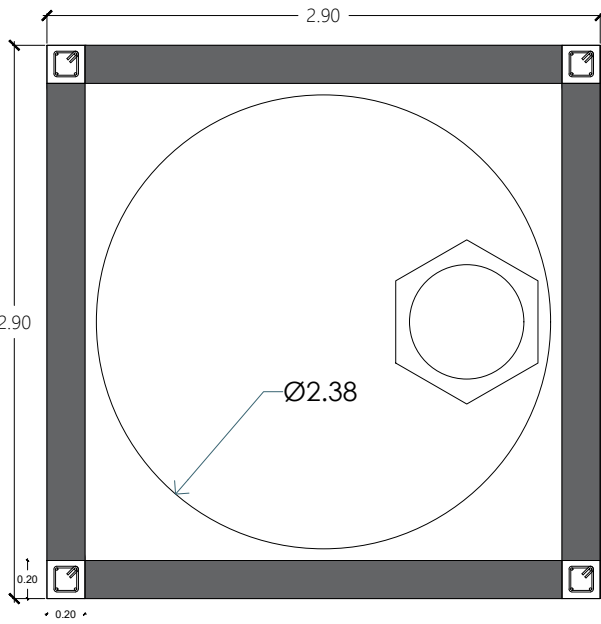

CASTILLO K-3
4 VAR 3/8"
E #2 @ 20 CM

SIMBOLOGIA

	LINEA DE TUBO PVC 13mm.
	CAJA DE VALVULAS 14 " X 19"
	CODO PVC HIDRAULICO
	TEE PVC HIDRAULICO
	LINEA DE TUBO PVC 19mm.
	SUBIDA DE AGUA POTABLE
	REGISTRO PLUVIAL



H. AYUNTAMIENTO DE
JUAN JOSÉ RÍOS

DIRECCIÓN GENERAL DE
OBRAS Y SERVICIOS
PÚBLICOS

PRESIDENTE MUNICIPAL:
C. EVANGELINA LLANES
DIRECTOR GENERAL DE OBRAS Y SERVICIOS PÚBLICOS:
ARQ. GABRIELA CERVANTES CASTRO

LEVANTÓ:
ING. OMAR EDUARDO ARMENTA IRIGOYEN

DIBUJÓ:
ING. MIGUEL ESCALANTE REYES

FECHA:
ABRIL/2026

ESCALA:
S/E




CONTENIDO:
INSTALACION HIDRAULICA


PROYECTO
CONSTRUCCION DE CUARTO DE ARMAS Y CELDAS PARA LA DIRECCION GENERAL DE SEGURIDAD CIUDADANA Y MOVILIDAD SUSTENTABLE DE JUAN JOSE RIOS.

LOCALIDAD:
CALLE 0 ENTREN AV. SAN FRANCISCO Y JAPARAQUI, JUAN JOSÉ RÍOS, SIN.

INSTALACION ELECTRICA

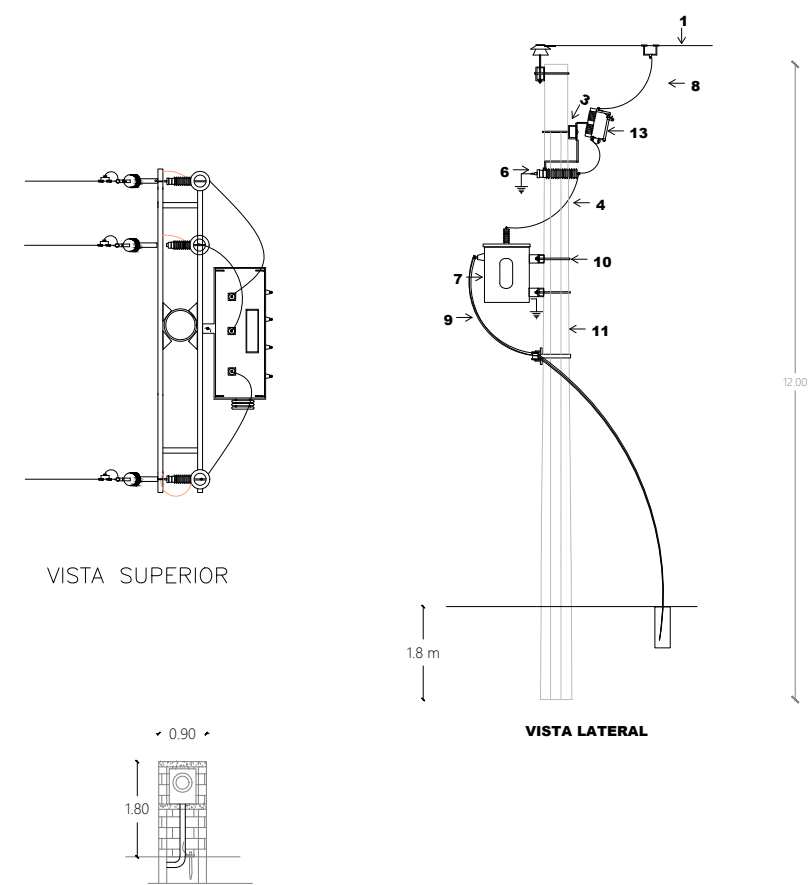

SIMBOLOGIA	
	APAGADOR
	SPOT INTERIOR.
	REFLECTOR EXTERIOR (SOLAR)
	AIRE ACONDICIONADO
	CONTACTO
	LINEA DE CODUCCION DE CORRIENTE
	REGISTRO ELECTRICO DE 40 X 40 CM
	CENTRO DE CARGA
	SALIDA PARA TV
	LINEA DE CIRCUITO
	APAGADOR DE ESCALERA
	POSTE PROYECTO 12M
	Registro DE BANQUETA CFE-TN-RBTBCC-2 de 66x100x90cm
	TRANSICIÓN AÉREA-SUBTERRÁNEA
	MURETE DE MEDICIÓN

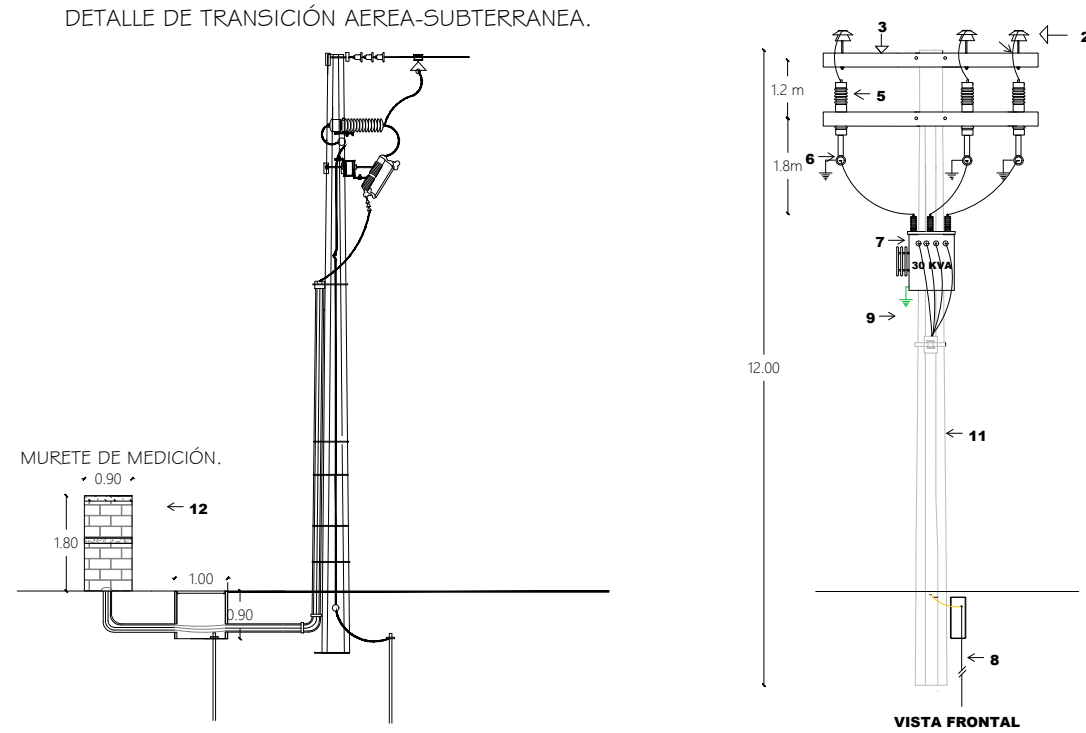

ESPECIFICACIONES

- CABLE CAL. 1/0 AWG.
- AISLADOR (PORCELANA).
- CRUCETA DE METAL.
- ALAMBRE DE COBRE DESNUDO CAL No. 2 AWG. SEMIDURO
- CUCHILLA PORTA FUSIBLE.
- APARTARRAYOS OXIDO DE ZINK 12 KV. TIPO DISTRIBUCION.
- TRANSFORMADOR TRIFASICO 30 KVA.
- CONECTOR TIPO PERICO PARA LINEA ENERGIZADA
- ALIMENTADOR EN BAJA TESION CABLE DE COBRE.
- ABRAZADERA UNIVERSAL DISP1TP/1 TRANSFORMADOR.
- POSTE DE CONCRETO REFORZADO DE 12.00 M, 750 KGS/CM^2. DE RESISTENCIA.
- BASE DE MEDICION INTEGRAL PRINCIPAL.
- FUSIBLE



H. AYUNTAMIENTO DE
JUAN JOSÉ RÍOS

DIRECCIÓN GENERAL DE
OBRAS Y SERVICIOS
PÚBLICOS

PRESIDENTE MUNICIPAL:

C. EVANGELINA LLANES

DIRECTOR GENERAL DE OBRAS Y SERVICIOS PÚBLICOS:

ARQ. GABRIELA CERVANTES CASTRO

LEVANTÓ:

ING. OMAR EDUARDO ARMENTA IRIGOYEN

DIBUJÓ:

ING. MIGUEL ESCALANTE REYES


FECHA:

ABRIL/2026


ESCALA:

S/E

ORIENTACION:

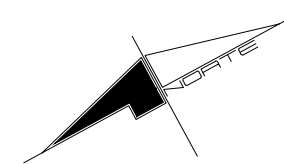

LOCALIZACIÓN:

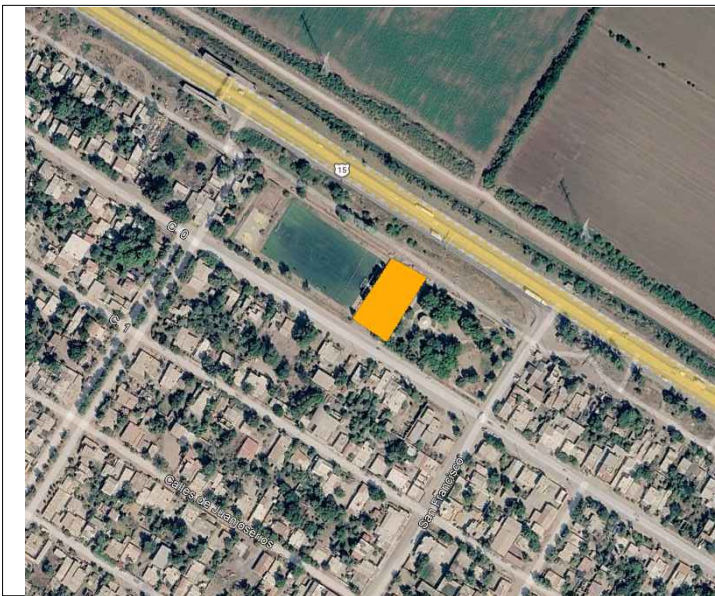

CONTENIDO:

INSTALACION ELECTRICA

PROYECTO

CONSTRUCCION DE CUARTO DE ARMAS Y
CELDAS PARA LA DIRECCION GENERAL DE
SEGURIDAD CIUDADANA Y MOVILIDAD
SUSTENTABLE DE JUAN JOSE RIOS.




LOCALIDAD:

CALLE 0 ENTREN AV. SAN FRANCISCO Y
JAPARAQUI, JUAN JOSÉ RÍOS, SIN.


Escala S/E

PLANTA DE ARQUITECTONICA

C E L D A S

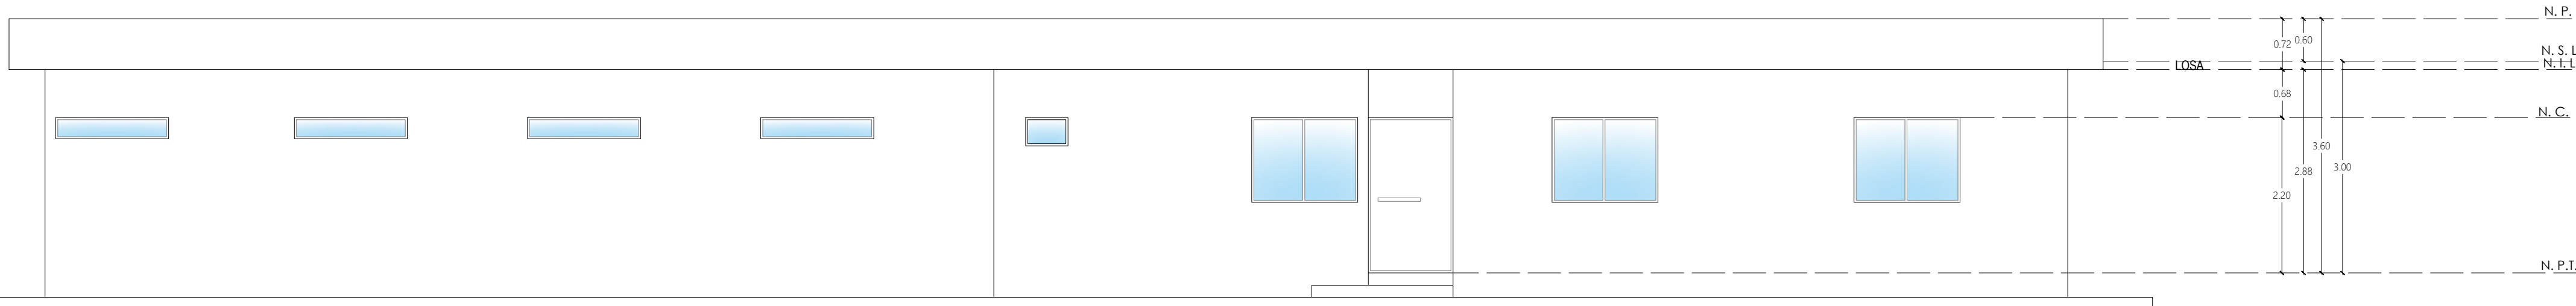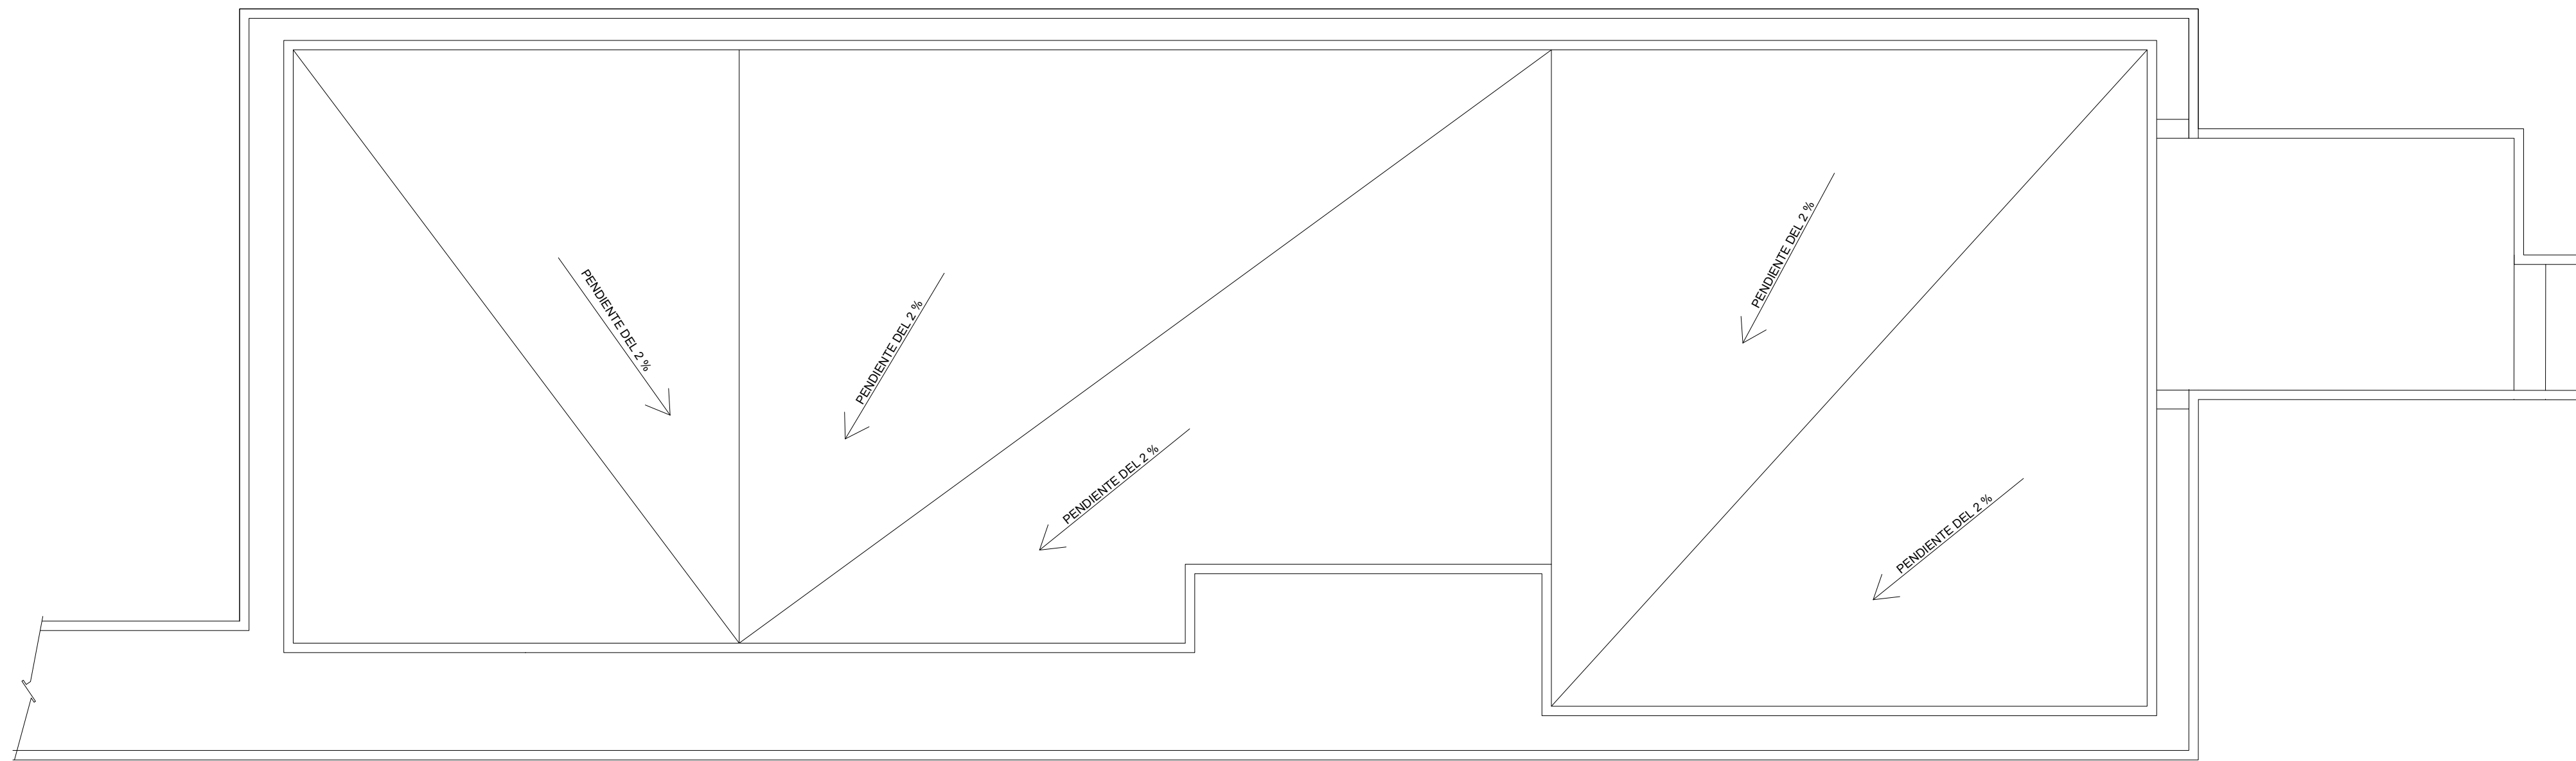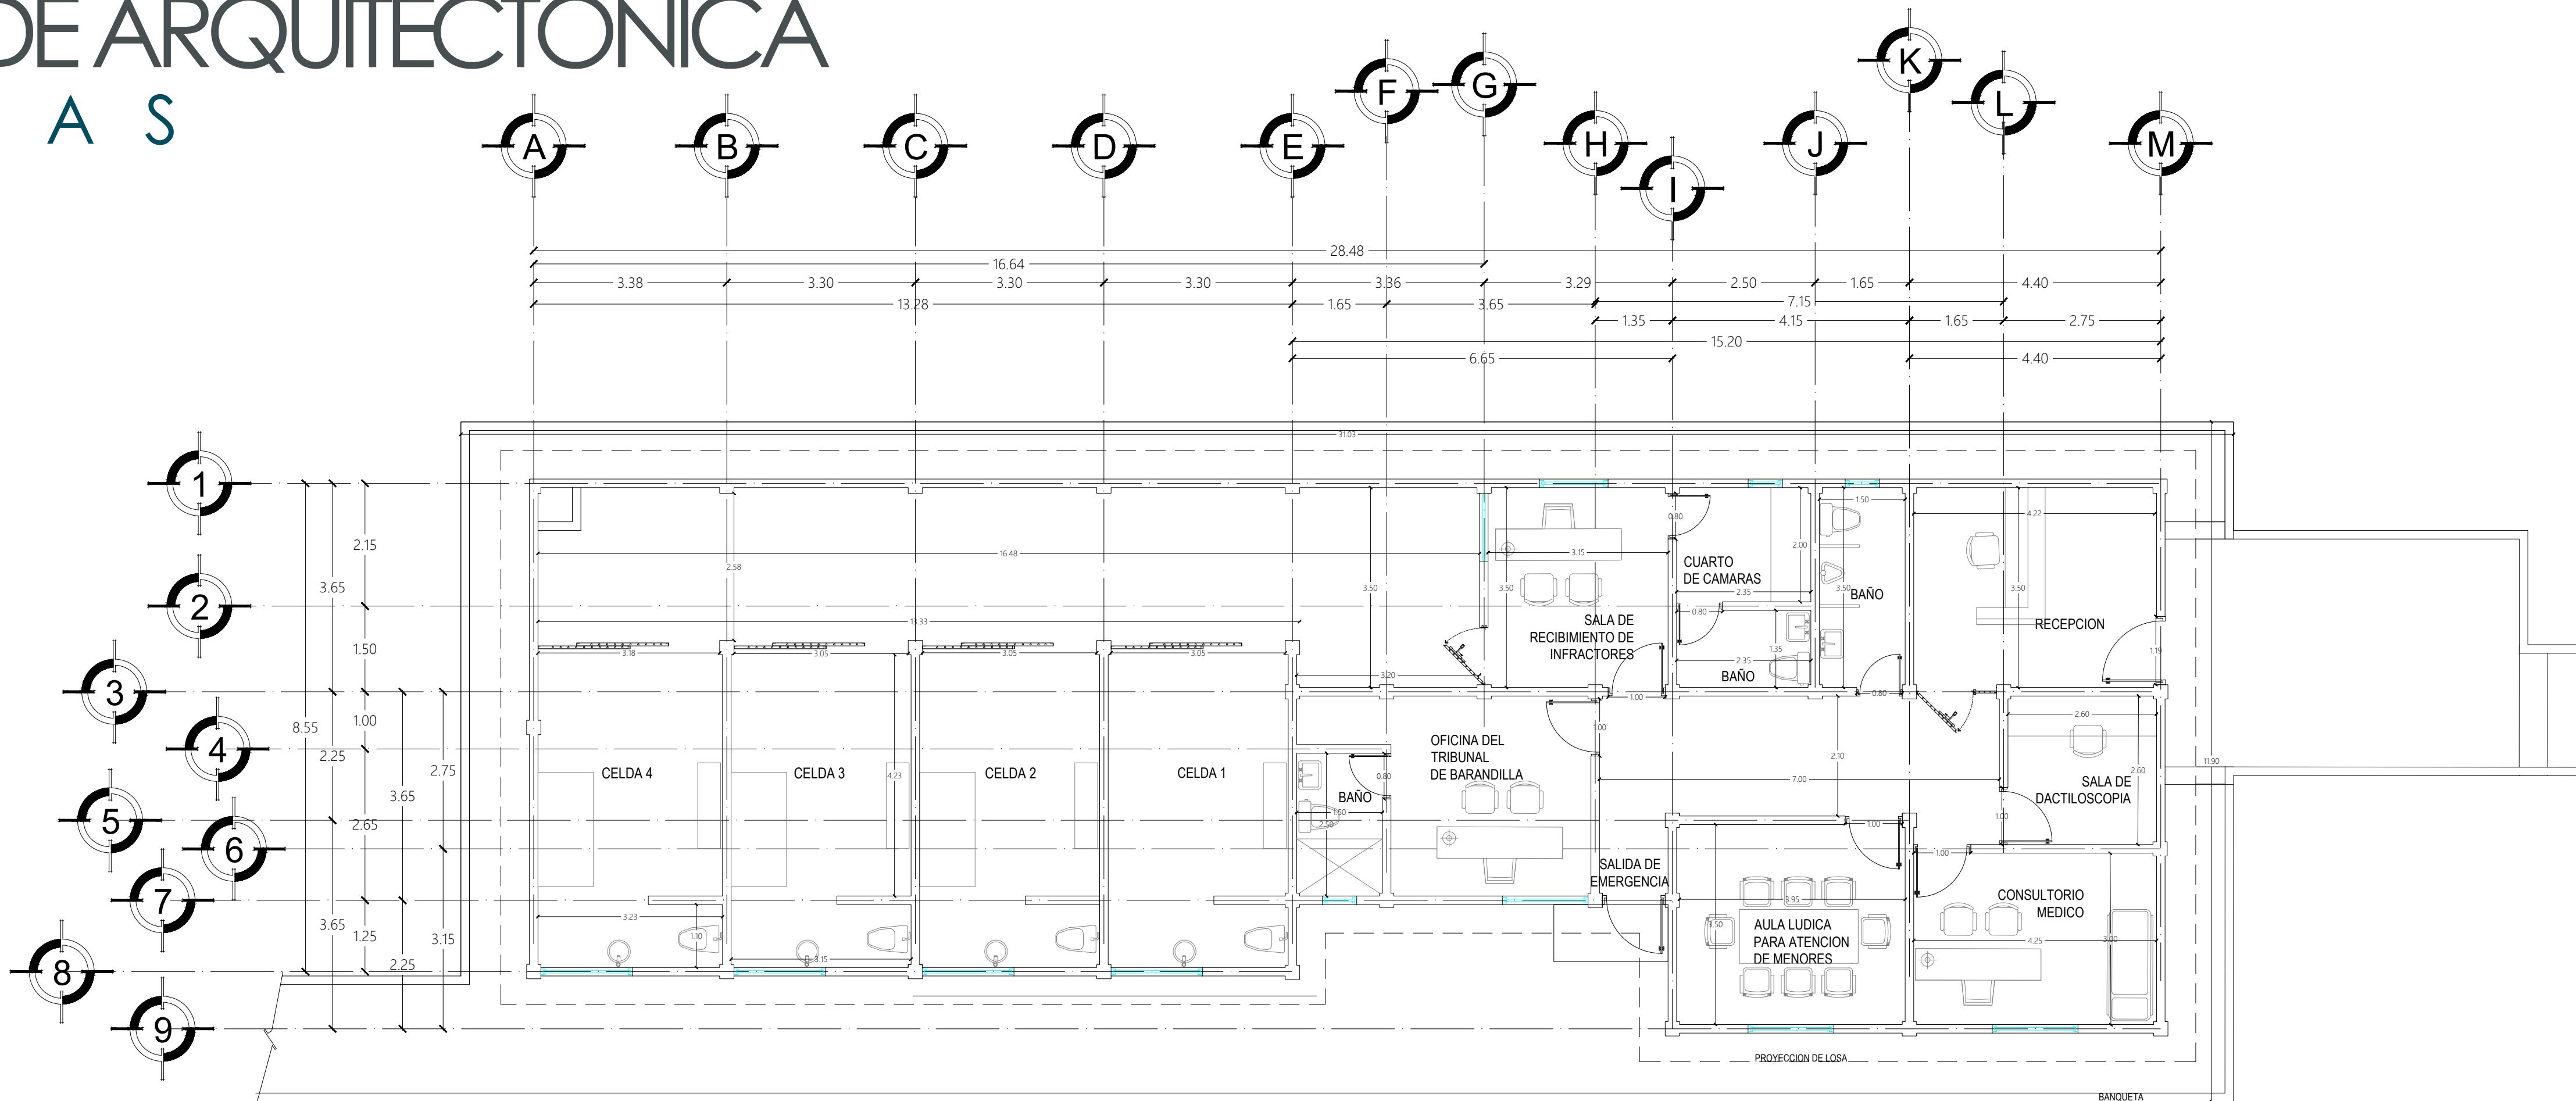

FACHADA LATERAL

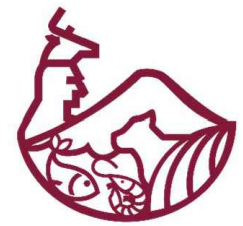

JUAN JOSÉ RÍOS
CON UNIDAD Y TRABAJO HACEMOS HISTORIA
H. AYUNTAMIENTO 2024-2027



H. AYUNTAMIENTO DE
JUAN JOSÉ RÍOS

DIRECCIÓN GENERAL DE
OBRAS Y SERVICIOS
PÚBLICOS

PRESIDENTE MUNICIPAL:

C. EVANGELINA LLANES

DIRECTOR GENERAL DE OBRAS Y SERVICIOS PÚBLICOS:

ARQ. GABRIELA CERVANTES CASTRO

LEVANTÓ:

ING. OMAR EDUARDO ARMENTA IRIGOYEN

DIBUJÓ:

ARQ. ROSA ELENA SALAZAR OSUNA


FECHA:

ABRIL/2026


ESCALA:

S/E

ORIENTACION:

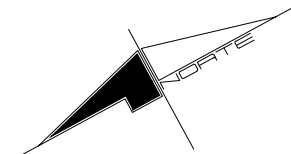

LOCALIZACIÓN:

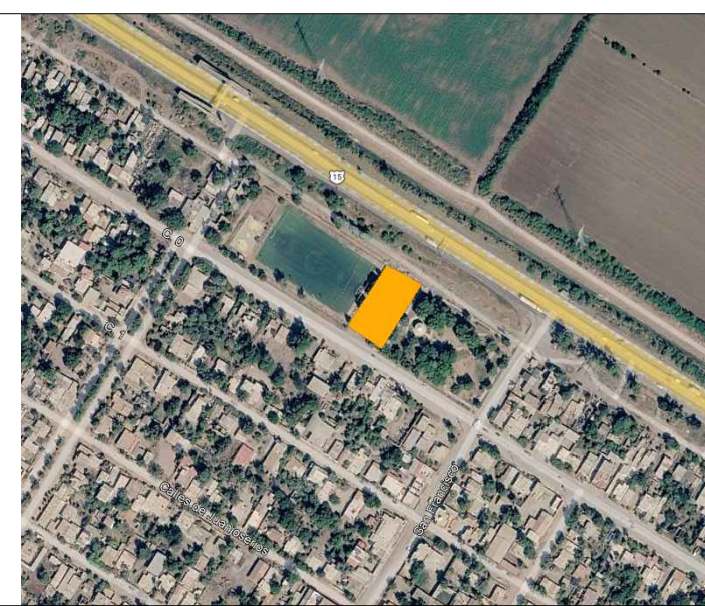

CONTENIDO:

PLANTA ARQUITECTONICA
CELDA S

PROYECTO:

CONSTRUCCION DE OFICINAS, CUARTO
DE ARMAS Y CELDAS PARA LA
DIRECCION GENERAL DE SEGURIDAD
CIUDADANA Y MOVILIDAD SUSTENTABLE
DE JUAN JOSE RIOS.


LOCALIDAD:

CALLE 0 ENTREN AV. SAN FRANCISCO Y
JAPARAQUI, JUAN JOSÉ RÍOS, SIN.



Escala S/E

PLANTA DE CIMENTACION

C E L D A S

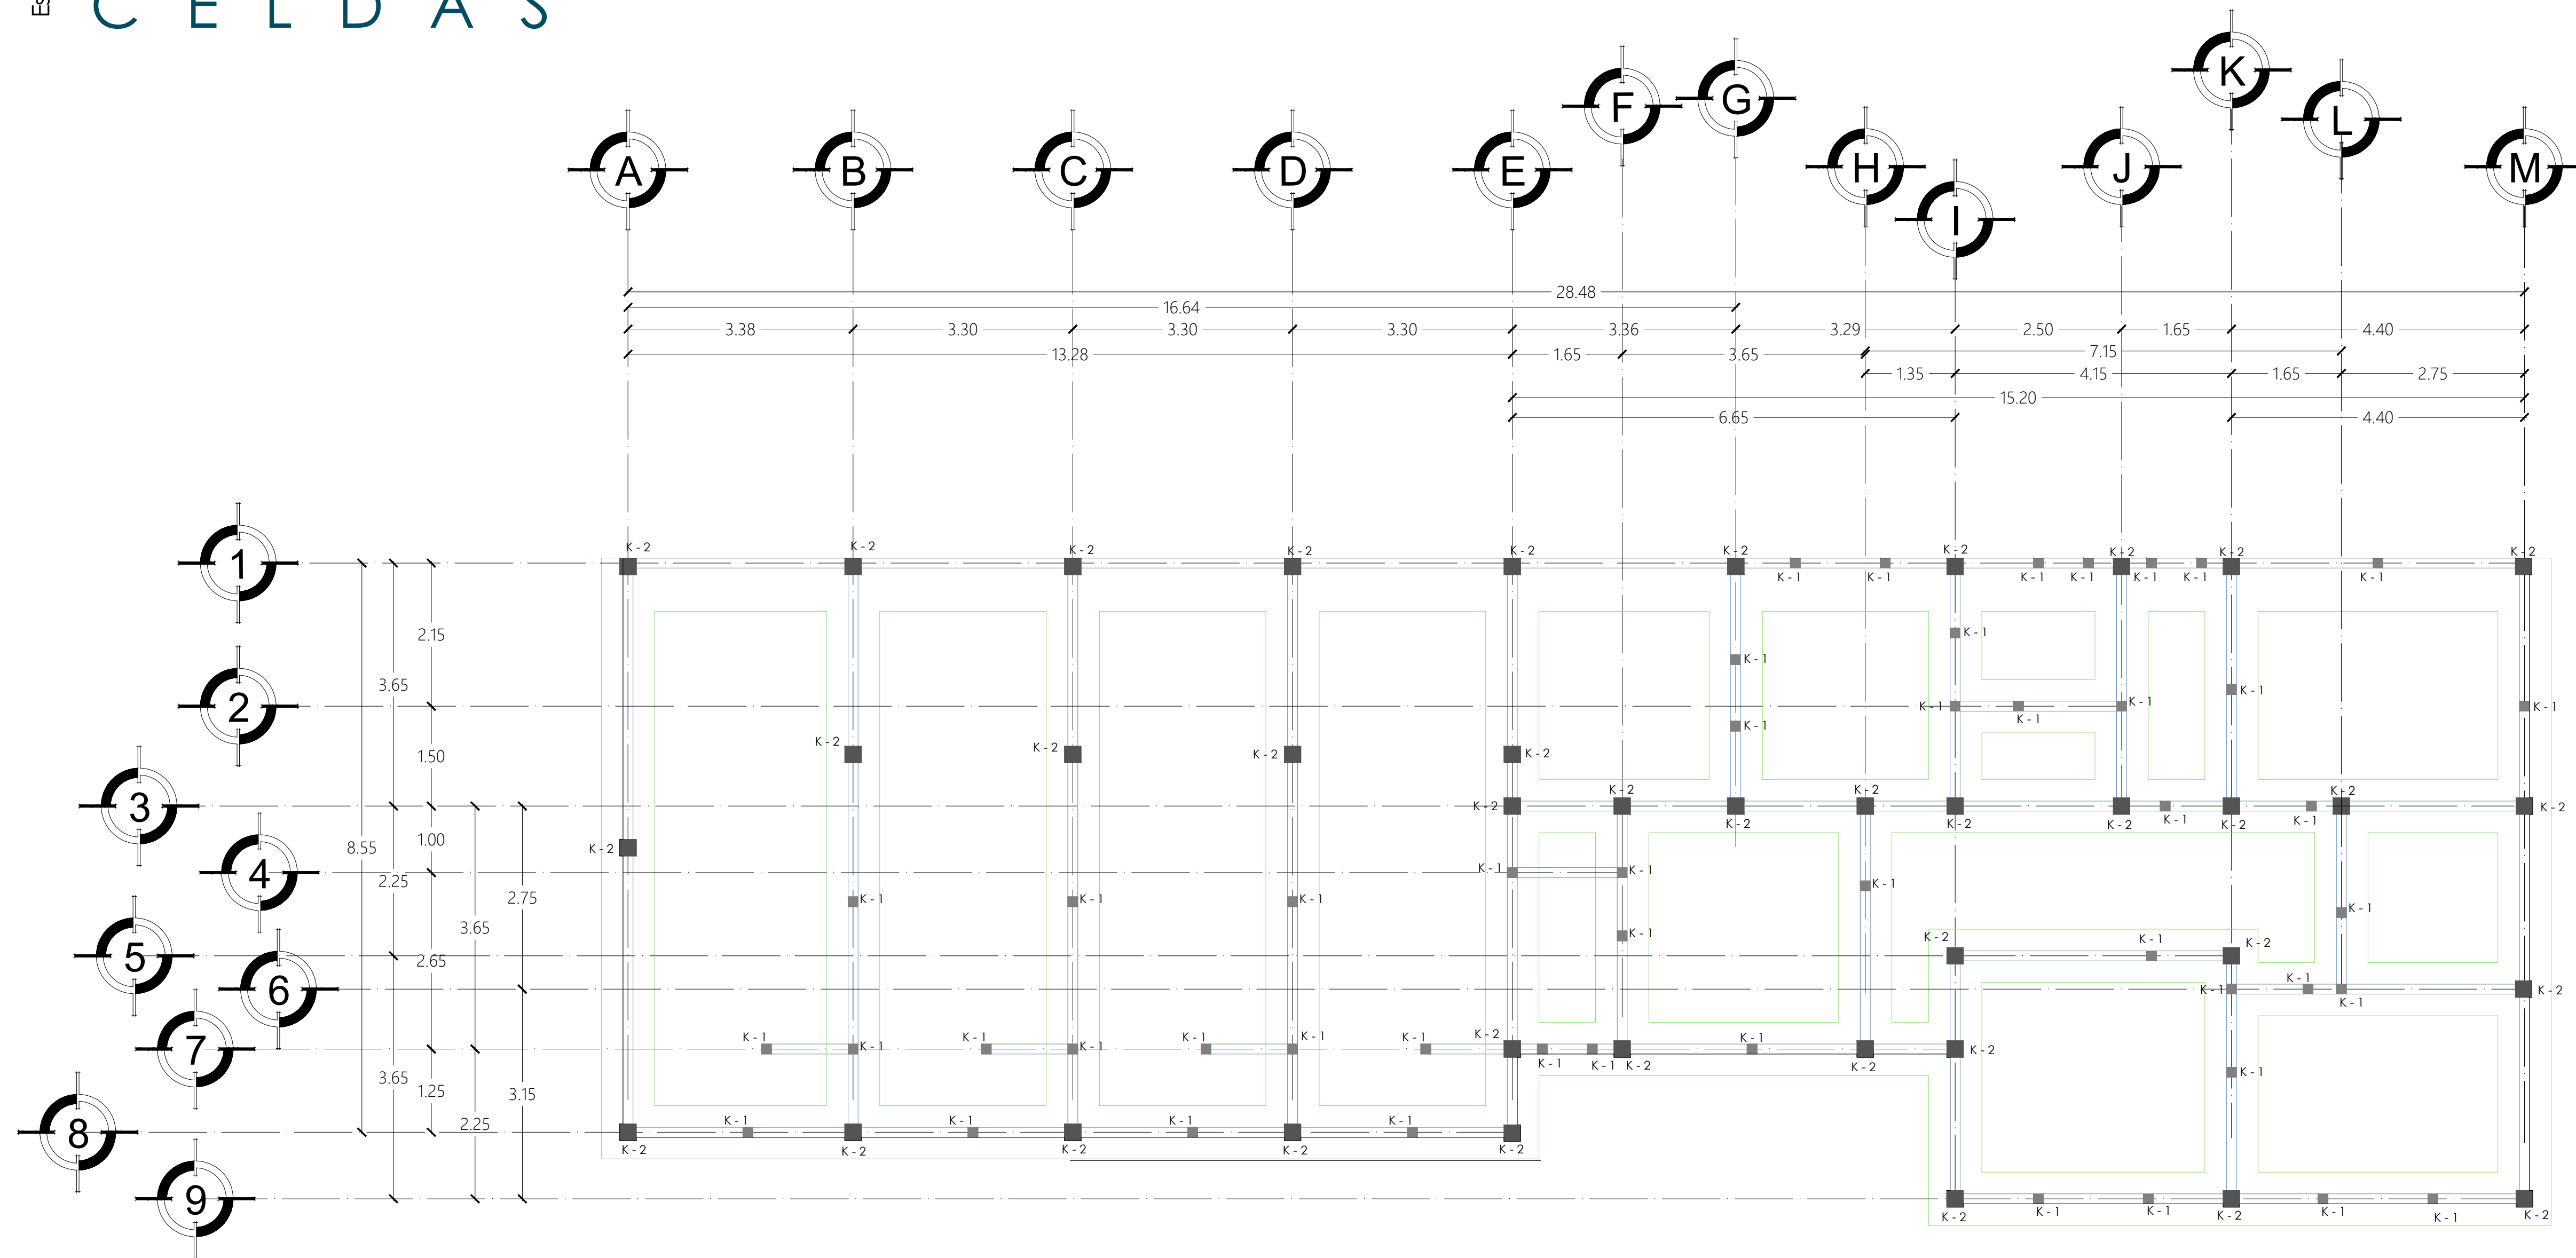

DETALLES DE CIMENTACION

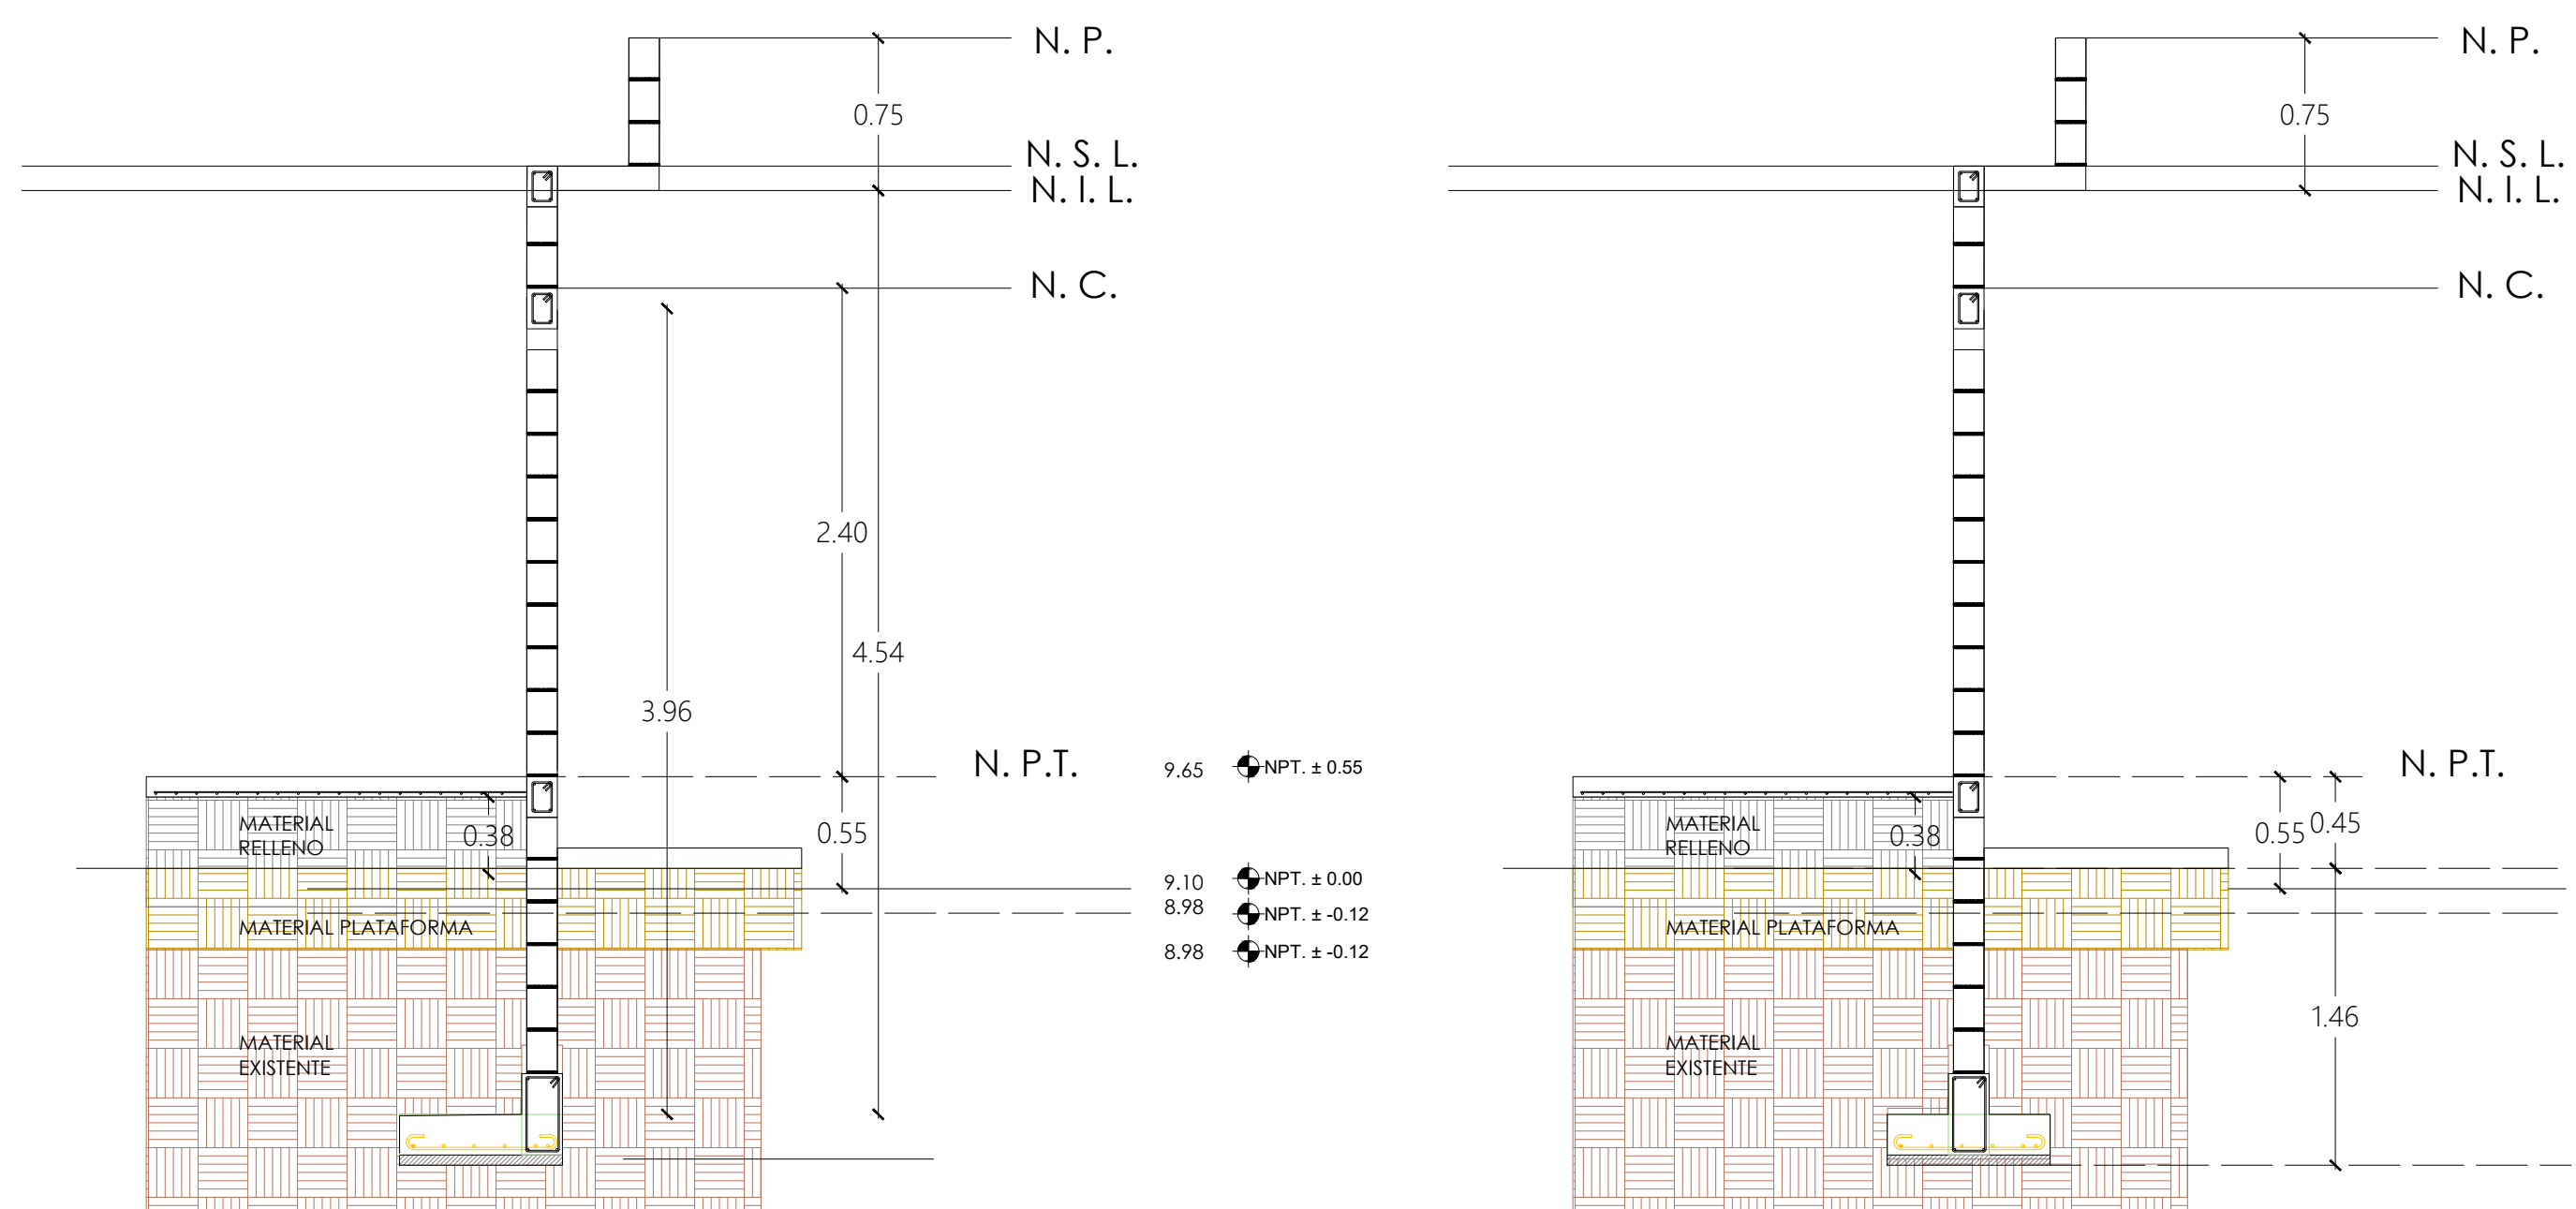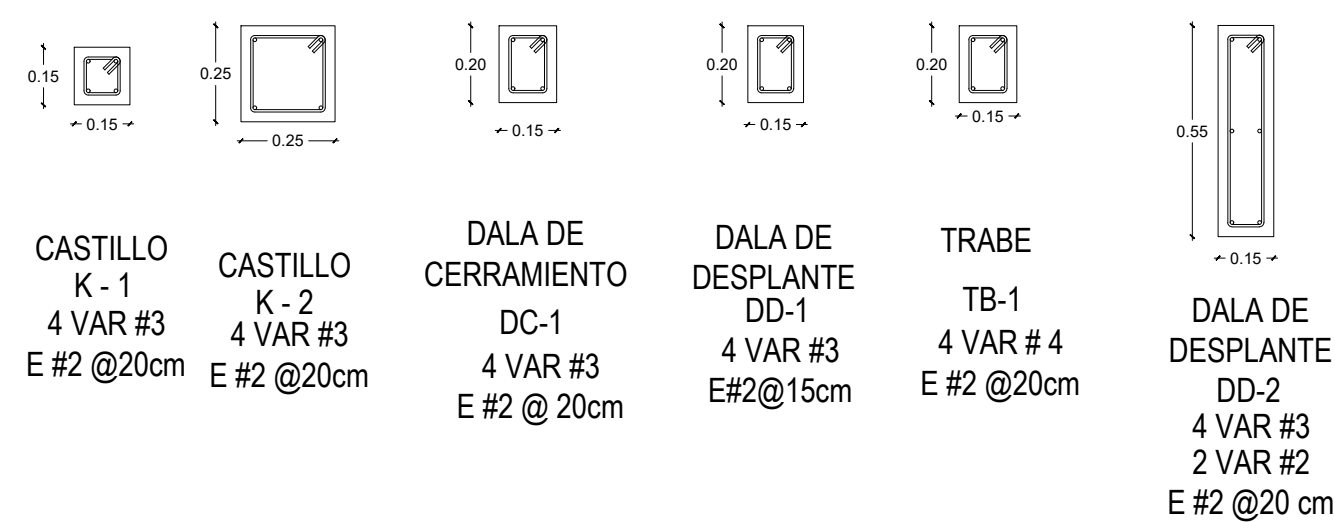

H. AYUNTAMIENTO DE
JUAN JOSÉ RÍOS

DIRECCIÓN GENERAL DE
OBRAS Y SERVICIOS
PÚBLICOS

PRESIDENTE MUNICIPAL:
C. EVANGELINA LLANES
DIRECTOR GENERAL DE OBRAS Y SERVICIOS PÚBLICOS:
ARQ. GABRIELA CERVANTES CASTRO


LEVANTÓ:
ING. OMAR EDUARDO ARMENTA IRIGOYEN

DIBUJÓ:
ARQ. ROSA ELENA SALAZAR OSUNA

FECHA:
ABRIL/2026

ESCALA:
S/E

ORIENTACION:

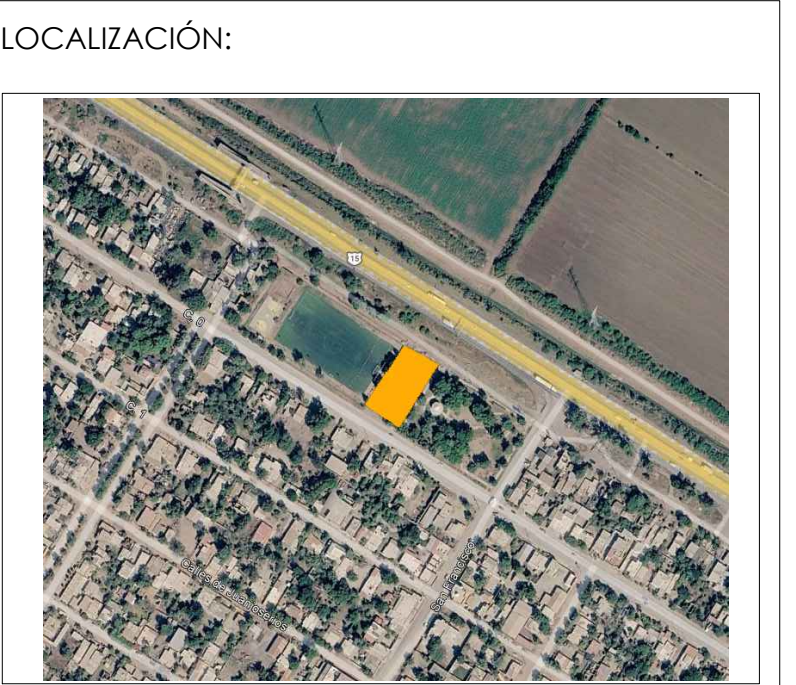


CONTENIDO:
PLANTA CIMENTACION
CELDAS


PROYECTO:
CONSTRUCCION CUARTO DE ARMAS Y
CELDAS PARA LA DIRECCION GENERAL DE
SEGURIDAD CIUDADANA Y MOVILIDAD
SUSTENTABLE DE JUAN JOSE RIOS.

LOCALIDAD:
CALLE 0 ENTRE AV. SAN FRANCISCO Y
JAPARAQUI, JUAN JOSÉ RÍOS, SIN.


PLANTA ARQUITECTONICA
CUARTO DE ARMAS

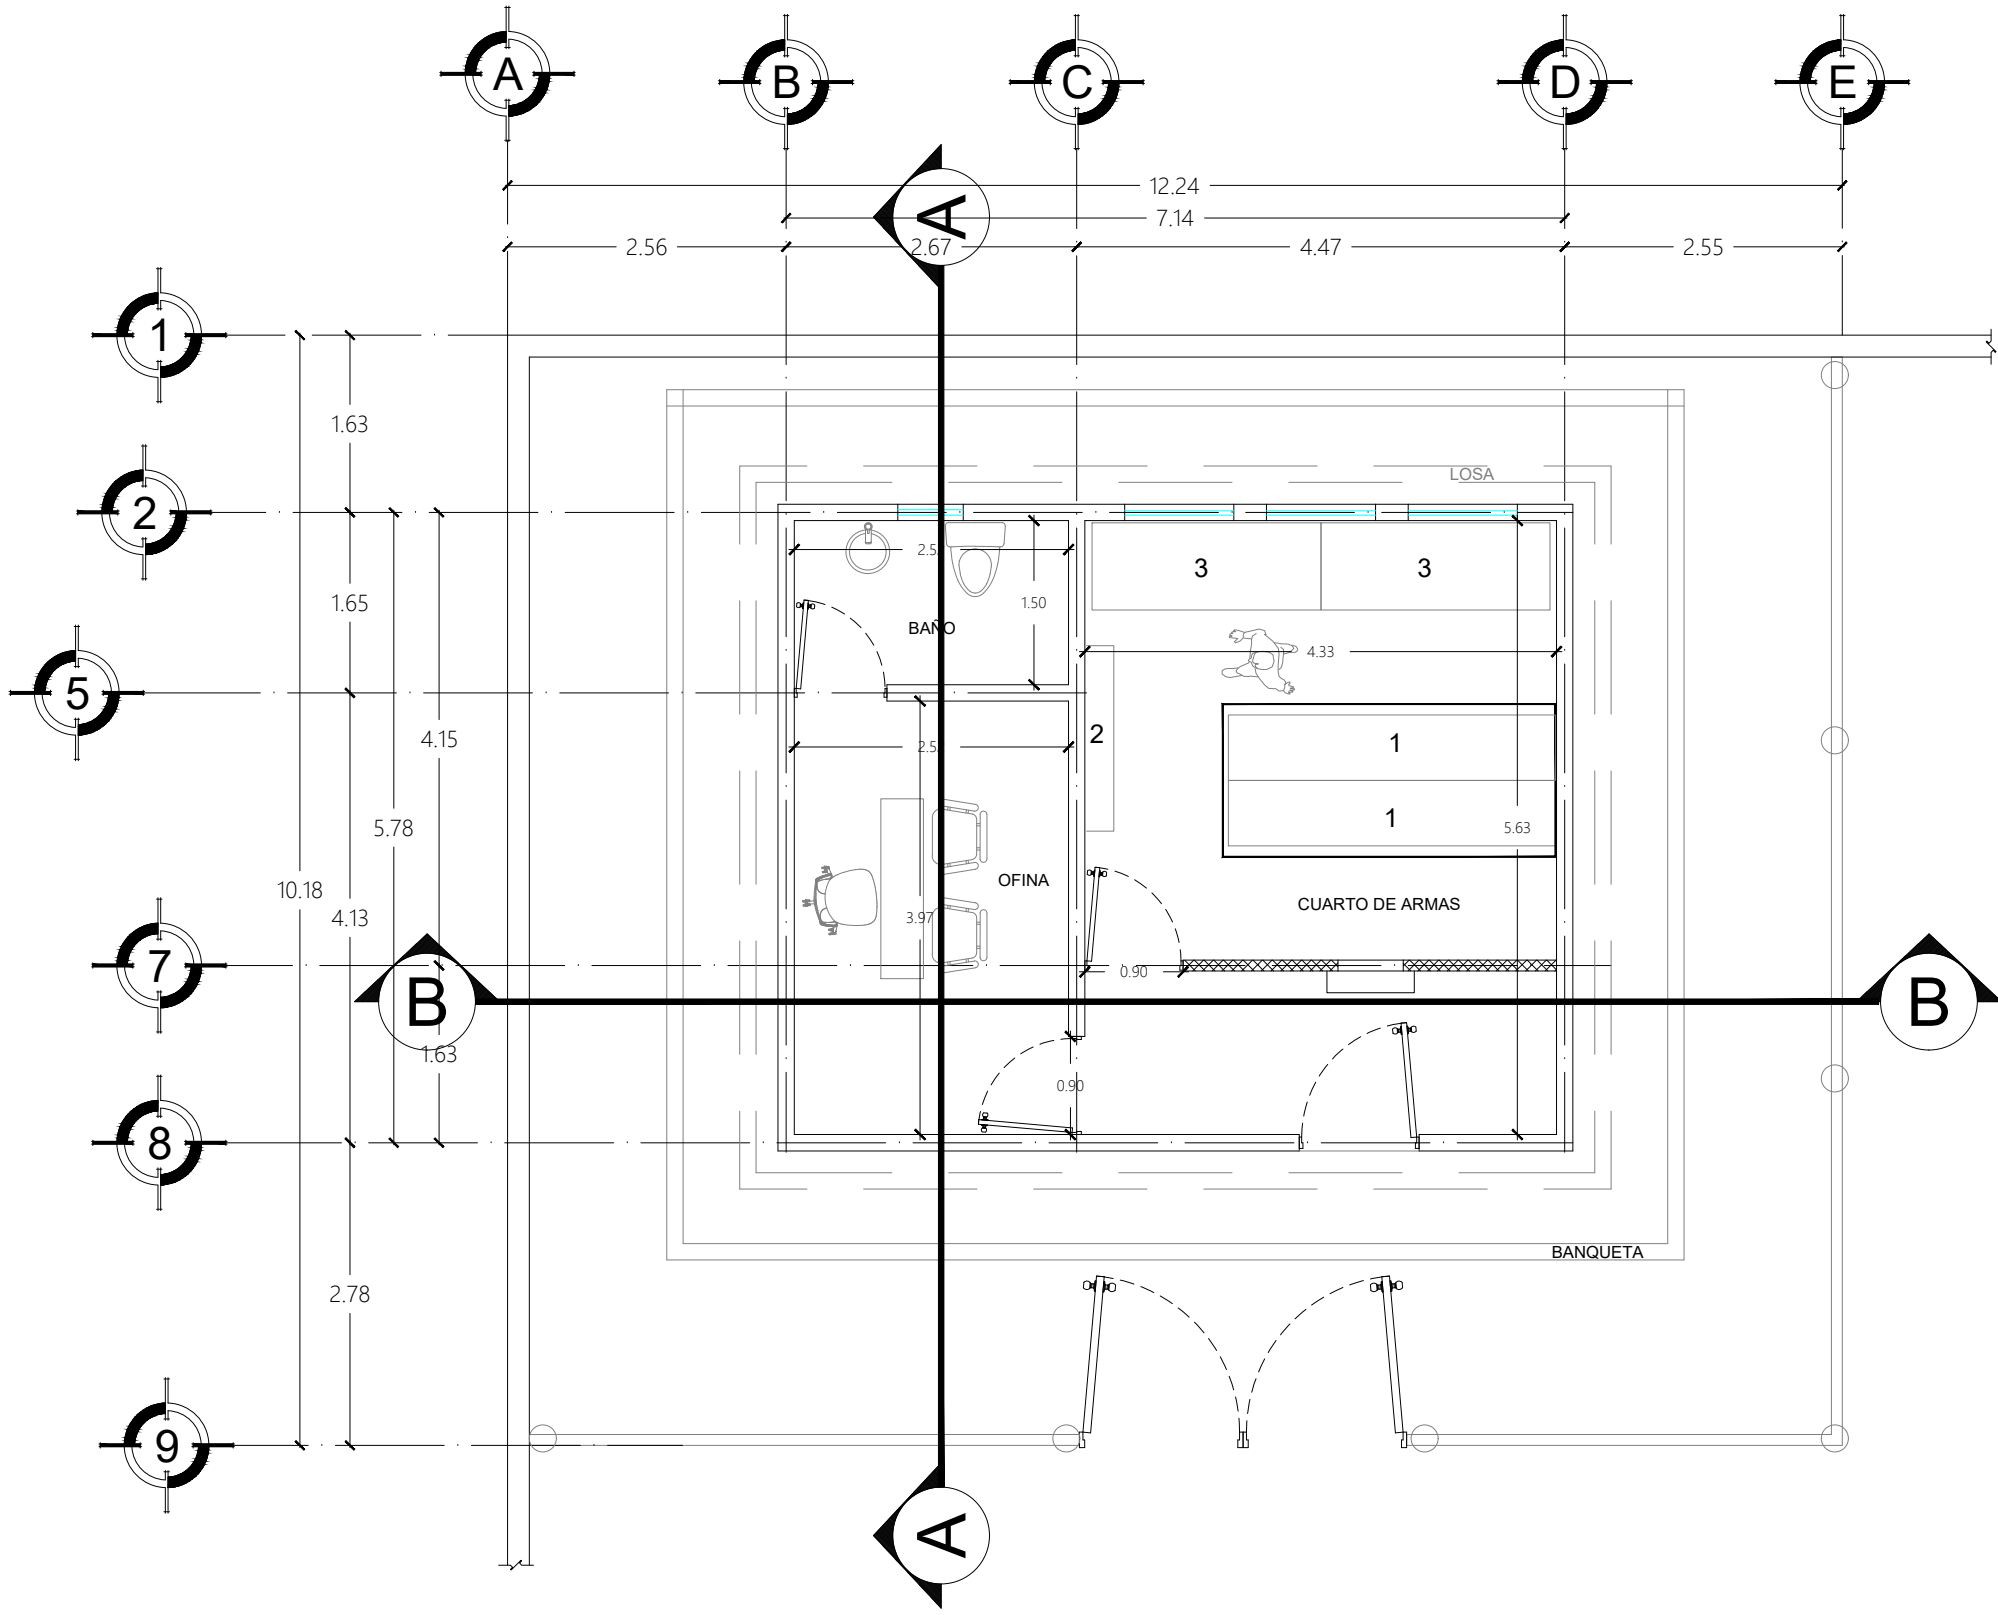


PLANTA DE AZOTEA
CUARTO DE ARMAS

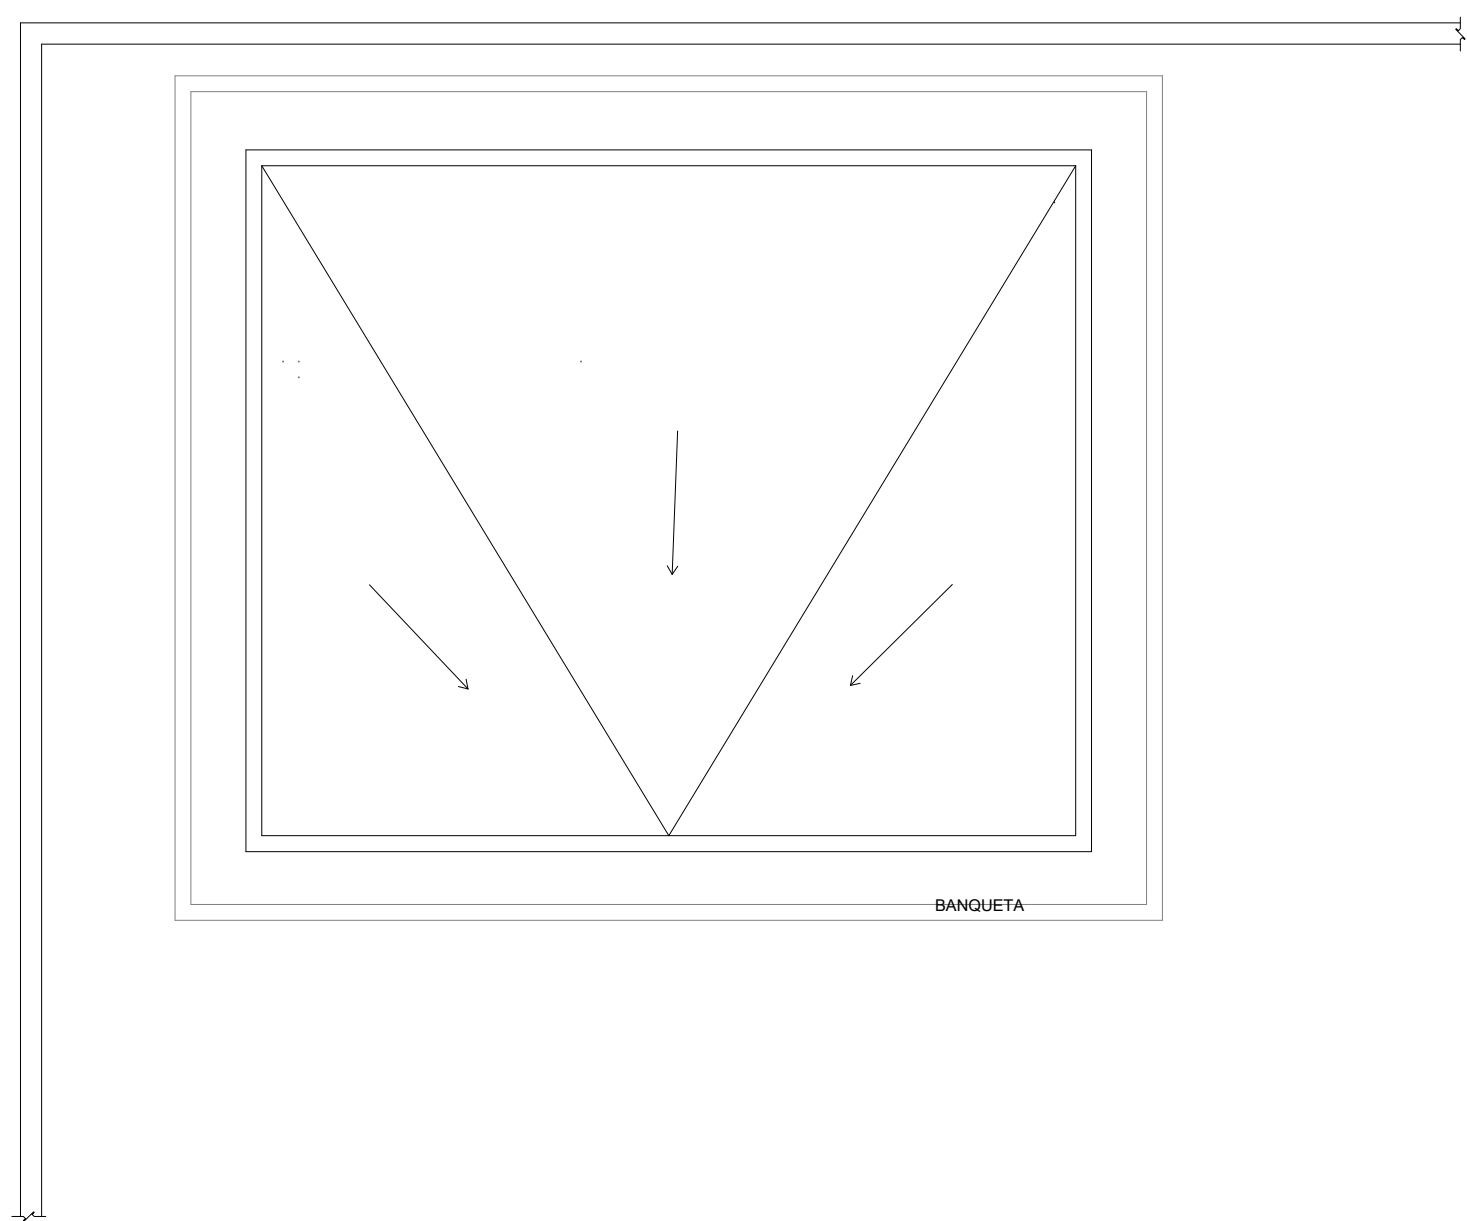


CORTES ARQUITECTONICOS
CUARTO DE ARMAS

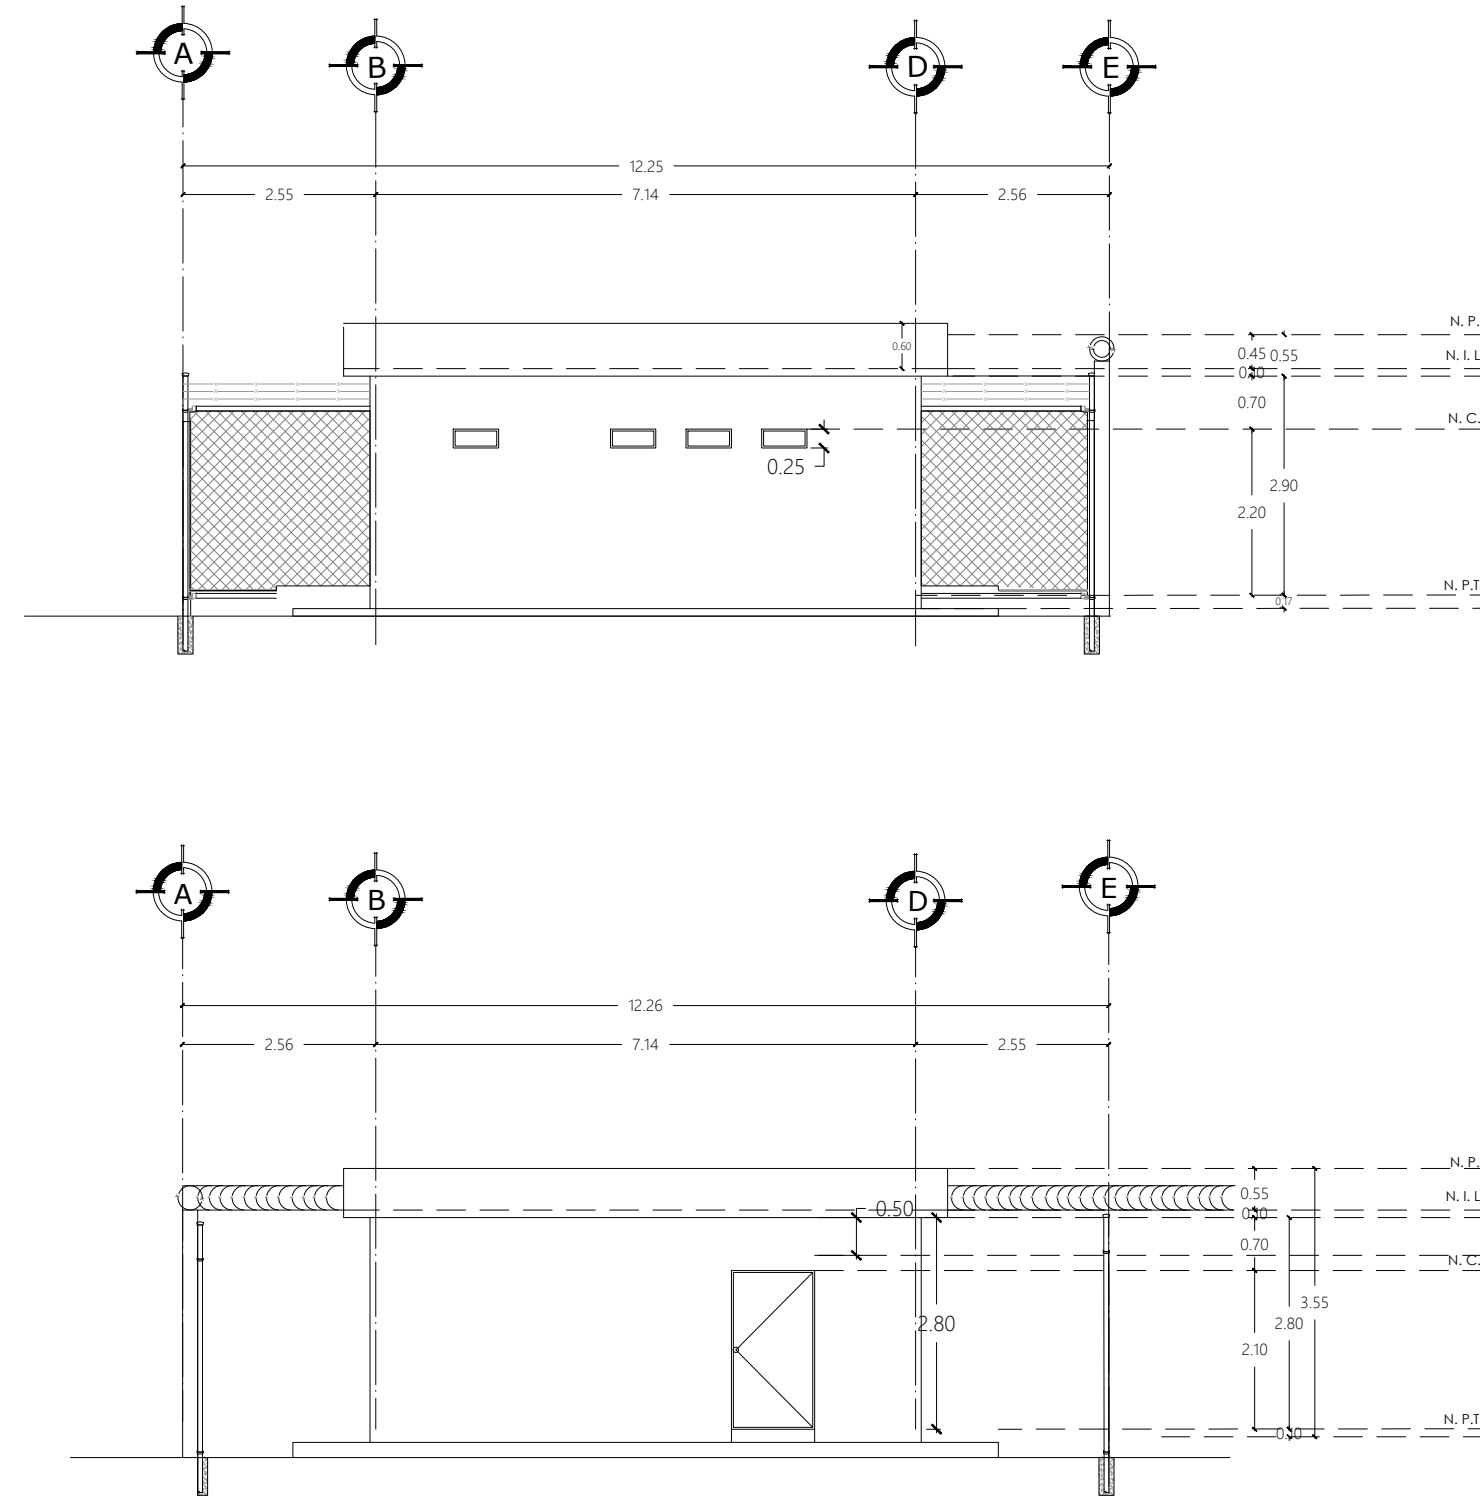


CORTE B-B
CUARTO DE ARMAS

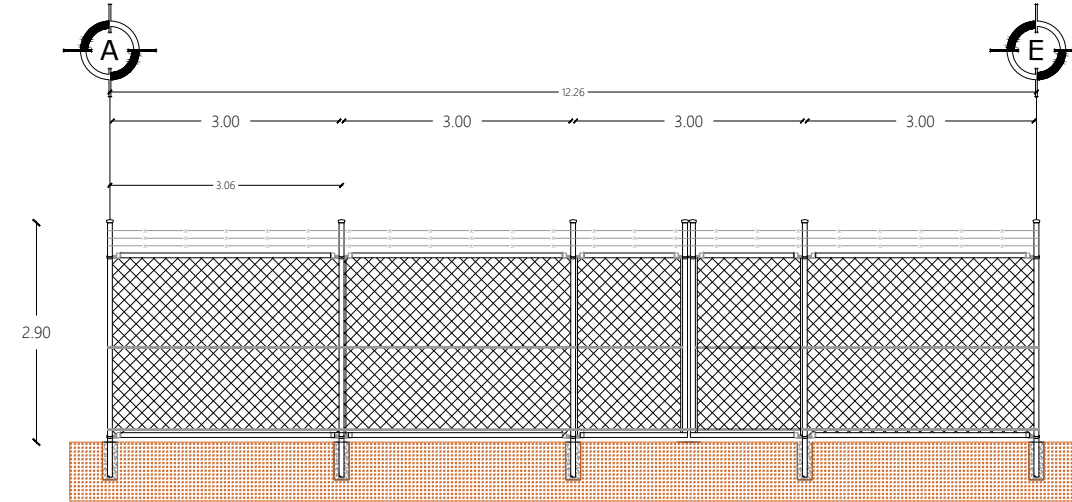

PLANTA DE CIMENTACION
CUARTO DE ARMAS

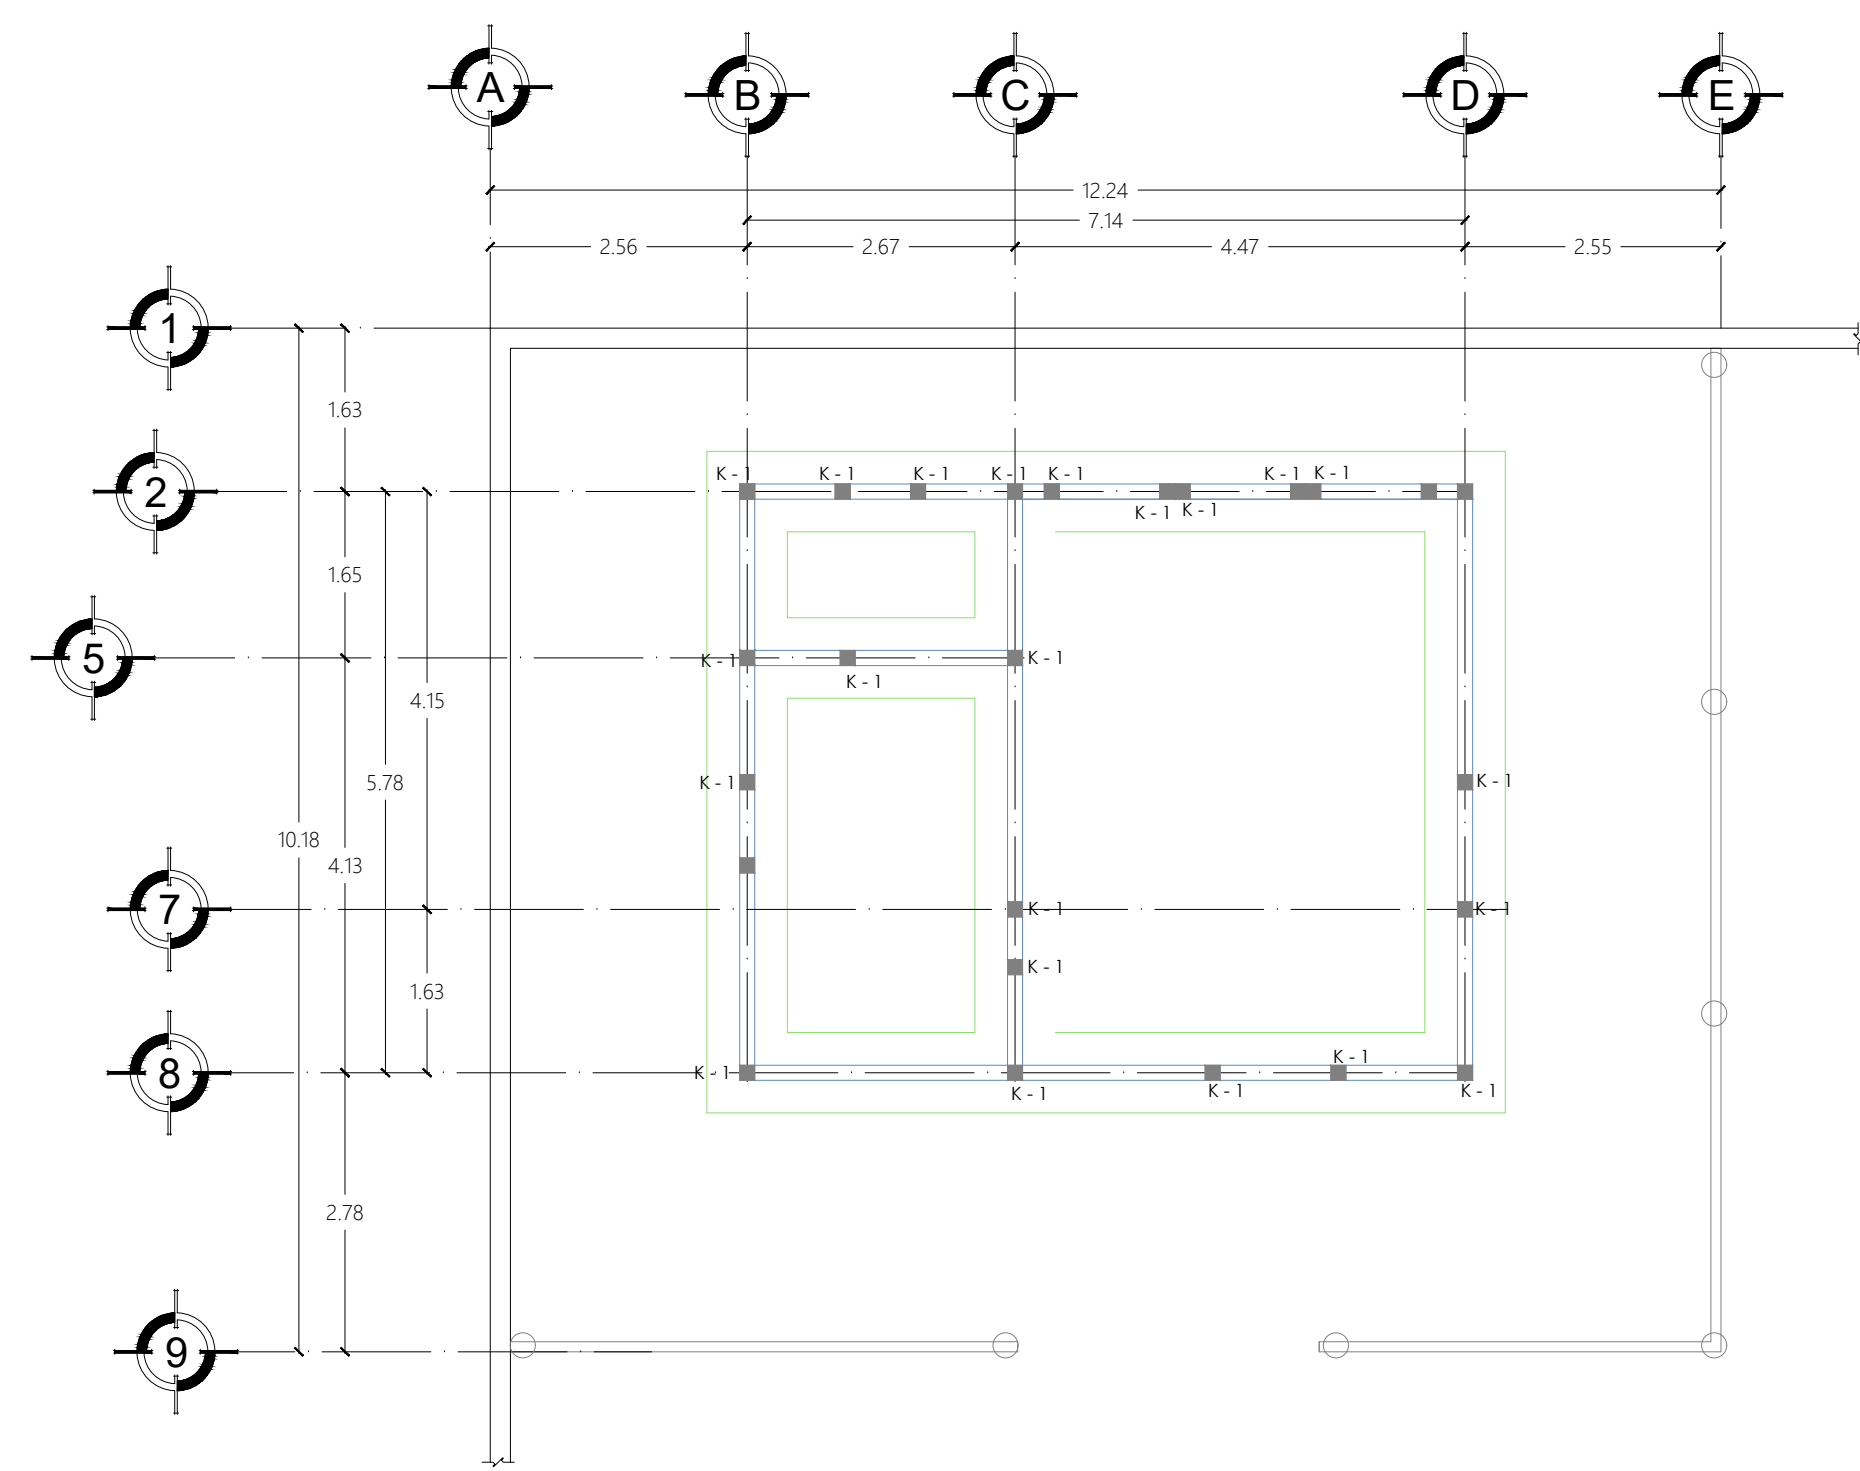

CORTE DE CIMENTACION
CUARTO DE ARMAS

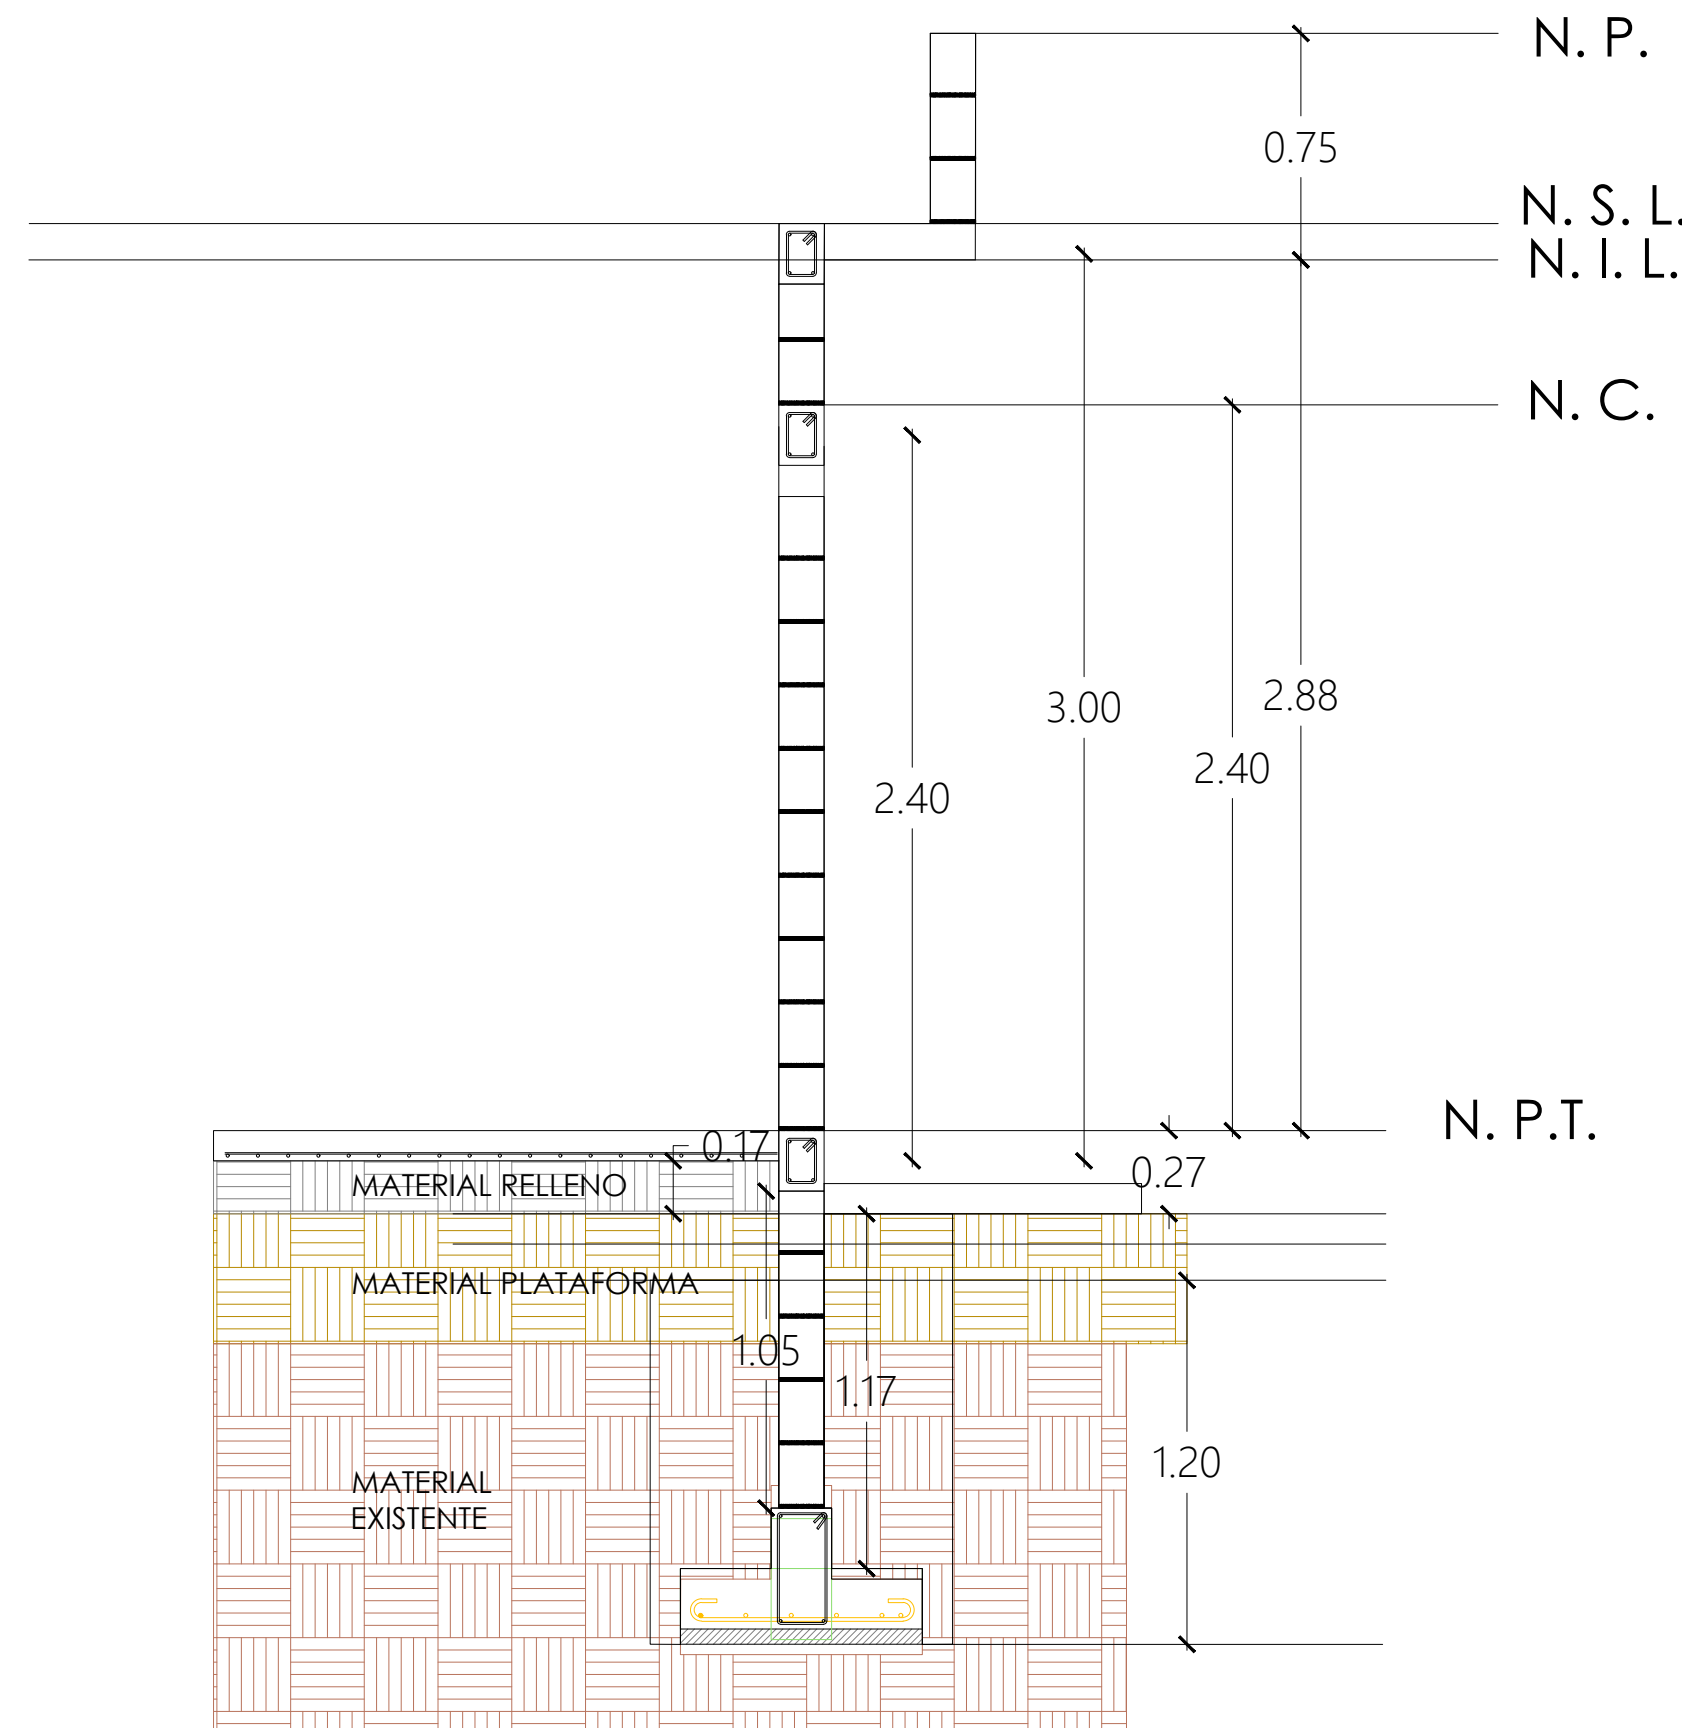

- 9.65 NPT. ± 0.55
9.10 NPT. ± 0.00
8.98 NPT. ± -0.12
8.98 NPT. ± -0.12



H. AYUNTAMIENTO DE
JUAN JOSÉ RÍOS

DIRECCIÓN GENERAL DE
OBRAS Y SERVICIOS
PÚBLICOS

PRESIDENTE MUNICIPAL:
C. EVANGELINA LLANES
DIRECTOR GENERAL DE OBRAS Y SERVICIOS PÚBLICOS:
ARQ. GABRIELA CERVANTES CASTRO

LEVANTÓ:
ING. OMAR EDUARDO ARMENTA IRIGOYEN

DIBUJÓ:
ARQ. ROSA ELENA SALAZAR OSUNA

FECHA:
ABRIL/2026

ESCALA:
S/E

ORIENTACIÓN:



CONTENIDO:
PLANTAS DEL CUARTO DE
ARMAS

PROYECTO:
CONSTRUCCION DE CUARTO DE ARMAS Y
CELDAS PARA LA DIRECCION GENERAL DE
SEGURIDAD CIUDADANA Y MOVILIDAD
SUSTENTABLE DE JUAN JOSE RIOS.

LOCALIDAD:
CALLE O ENTREN AV. SAN FRANCISCO Y
JAPARAQUI, JUAN JOSÉ RÍOS, SIN.